

注 記

1. 図中、指示なき配管配線は下記による。

CV5. 5sq-3C

天井内

CV5. 5sq-3C (VE28)

天井内

2. 既設建物を十分調査の上、施工すること。

3. 図中に示す配管配線及び機器を撤去すること。

4. 図中、細線のシグナルは別工事による撤去品を示す。

5. 不用物のうち、壁・床打込配管は残置とする。

6. 図面表現のない不用配線についても併せて撤去すること。

7. 機器搬出及び電柱引抜作業について、以下直接仮設を見込む。

【発電機・受変電設備・その他重量100kg超想定重量品】

●それぞれに応じた搬出手間

●揚重機 (トラックレン4.9t吊：14台・日)

【電柱引抜作業】

●揚重機 (77レンレン16t吊：3台・日)

8. 変圧器及び進相コンデンサ撤去の際には、絶縁油内のPCB非含有を確認の上撤去すること。

なお、PCB含有試験は各機器毎に見込むこと。

※PCB含有が確認された場合には、施設関係者及び監督員に速やかに報告し、今後の対応について協議すること。

凡 例

記 号	名 称	摘 要
	手元開閉器	3P30A 木板共
	ハンドヘル	H2-9相当 φ600鉄蓋共
	ブッシュ	サイズは傍記による ※Vは樹脂製 例：111→SS100×100×100

旧白兔はまなす園解体工事

【撤去】幹線・動力設備 平面図 (1)

CHECKED BY.

株式会社 白兔設計事務所

鳥取県知事 登録番号 第05-142
管理建築士 (一級建築士登録番号 202791) 飯田 浩明

PROJECT.NO	DATE	DRAWING BY.
2024-35	2025. 5	一級建築士登録番号 第314245号 中島 直行
DRAWING.NO	SCALE	
E-03	1/150	

機械室棟内撤去内容

【機械室 1】

ディーゼル発電機

【本体】

- 株式会社 日立製作所 (1994. 5)
- ・定格出力: 20kVA (16kW)
- ・電圧: 220V ・電流: 52. 5A
- ・回転速度: 3600rpm ・周波数: 60Hz
- ・効率: 0. 8 ・周囲温度: 40℃
- 【内蔵蓄電池】
- 株式会社 GSユアサ (2020. 4)
- ・形式: HS-80E 6セル
- ・単電池形式: HS-80-6E 6セル
- ・容量: 48Ah (1時間率), 80Ah (10時間率)
- ・電圧: 12V

【注記】

- 発電機外形寸法
- ・上部: W2, 070×H630×D850
- ・下部: W2, 050×H1, 170×D740
- ※上下を分離して撤出する
- 前面扉からの撤出とする
- 基礎は建築工事にて撤去する

【機械室 2】


屋内型キュービクル式受変電設備

【本体】

- 株式会社 日立製作所 (1994)
- ・PF-S型 ・電圧: 6, 600V
- ・重量: 1, 350kg
- ・三相変圧器: 100kVA
- ・単相変圧器: 50kVA
- ・高圧進相コンデンサ: 30kvar
- 【室内機器】
- ・単相変圧器: 20kVA
- ・単相変圧器: 30kVA

【注記】

- 受変電設備外形寸法
- ・高圧盤: W900×H2, 300×D1, 600
- ・低圧盤: W1, 100×H2, 300×D1, 600
- ・チャンネルベース高さ: H50
- 前面扉からの撤出とする
- 基礎は建築工事にて撤去する

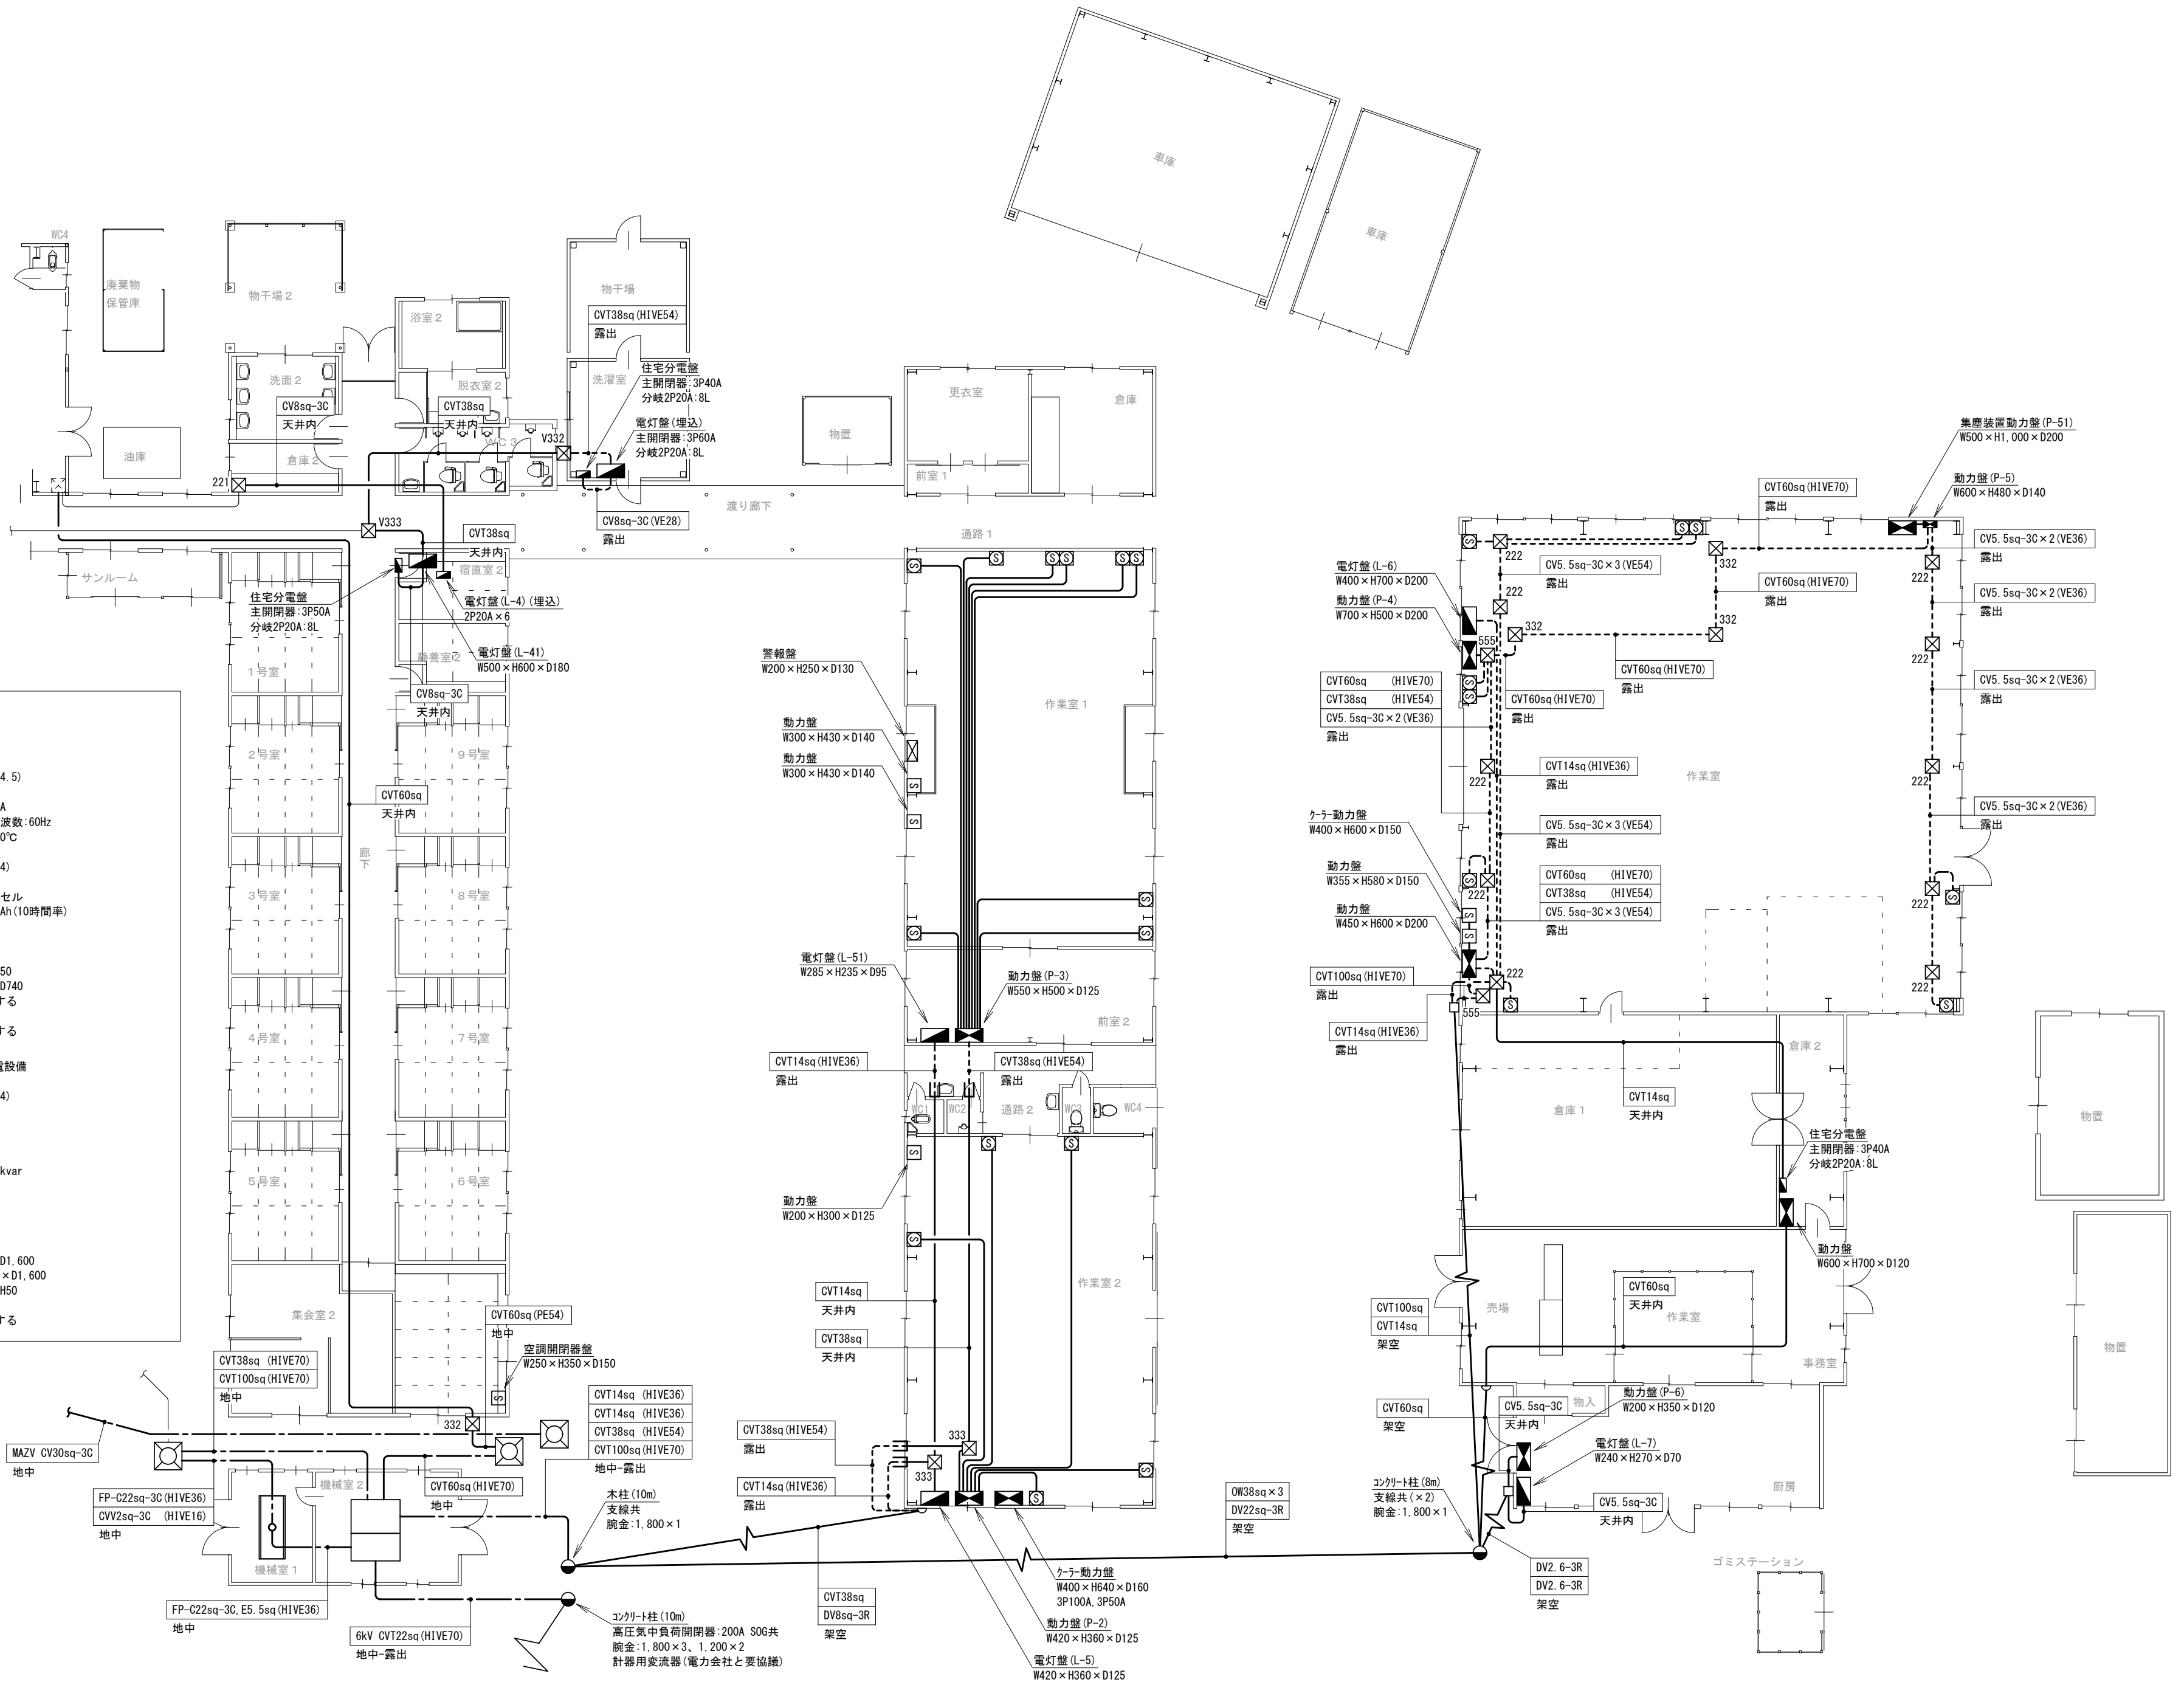

旧白兔はまなす園解体工事

【撤去】幹線・動力設備 平面図 (2)

CHECKED BY.

株式会社 白兔設計事務所

鳥取県知事 登録番号 第05-142
管理建築士 (一級建築士登録番号 202791) 飯田 浩明


PROJECT. NO	DATE	DRAWING BY.
2024-35	2025. 5	一級建築士登録番号 第314245号 中島 直行
DRAWING. NO	SCALE	
E-04	1/150	

注 記

1. 図中、指示なき配管配線は下記による。
- | | | | | | |
|--|--------------|-----|--|---------------------|-----|
| | VVF 2.0-3C | 天井内 | | VVF 2.0-3C (VE22) | 露 出 |
| | VVF 1.6-2C | 天井内 | | VVF 1.6-2C (VE16) | 露 出 |
| | VVF 1.6-3C | 天井内 | | VVF 1.6-3C (VE16) | 露 出 |
| | VVF 1.6-2C×2 | 天井内 | | VVF 1.6-2C×2 (VE22) | 露 出 |
| | VVF 2.0-3R | 架 空 | | | |
2. 既設建物を十分調査の上、施工すること。
3. 図中に示す配管配線及び機器を撤去すること。
4. 図中、細線のｼﾝｸﾞﾙは別工事による撤去品を示す。
5. 図面表現のない不用配線についても併せて撤去すること。
6. 図中、網掛ｼﾝｸﾞﾙは当初から設置されている器具を示す(目視確認のみの想定)。
7. 照明器具の安定器について、品番等によりPCB非含有を確認の上撤去すること。
- ※PCB含有が確認された場合には、施設関係者及び監督員に速やかに報告し、今後の対応について協議すること。
8. 作業室の高天井器具及び高所の配管配線類を撤去するための足場は建築工事にてやる。


凡 例

記 号	名 称	摘 要	記 号	名 称	摘 要
	電灯盤			水銀灯	壁取付 400W 安定器共
	蛍光灯照明器具	露出型 FL20W-1		照明制御用ﾀｲﾏｰ盤	W160×H290×D130(ｲﾓｰﾙﾎﾞｯｸｽ)
	蛍光灯照明器具	露出型 FL20W-2		非常灯	埋込型
	蛍光灯照明器具	露出型 FL40W-1		誘導灯	B級BL型
	蛍光灯照明器具	露出型 FL40W-2		誘導灯	FL20W-1
	蛍光灯照明器具	露出型 FL40W-2		誘導灯	FL40W-1
	蛍光灯照明器具	吊下型 FL40W-2		誘導灯	FL40W-1
	蛍光灯照明器具	ﾌﾞﾗｯｸﾄ FL20W-1		埋込ｽｲｯﾁ	1P ※個数は図示参照
	蛍光灯照明器具	ﾌﾞﾗｯｸﾄ FL20W-1		操作ｺﾝﾃﾞ	1回路用
	シーリングﾗｲﾄ照明	蛍光灯 FCL20W×1		自動点滅器	電子式
	ﾌｪﾝﾍﾞﾝﾃﾞﾝﾄ照明	白熱灯 100W		人感センサー	天井付
	ﾊﾞｲﾌﾞﾍﾞﾝﾃﾞﾝﾄ照明	白熱灯 100W		埋込ｺﾝﾍﾞﾝﾄ	2P×2
	ｺｰﾄﾞﾍﾞﾝﾃﾞﾝﾄ照明	蛍光灯 FCL32W+40W		鋼管柱	6m程度
	ﾌﾞﾗｯｸﾄ照明	白熱灯 100W		位置ﾎﾞｯｸｽ	露出・埋込
	ﾀﾞｲﾅｲﾄ	白熱灯 60W		ﾌﾞﾚｯｸﾞｽ	サイズは傍記による
	水銀灯	鉄骨支持 400W 安定器共		消火ﾎﾟﾝﾌﾟ	機械設備工事

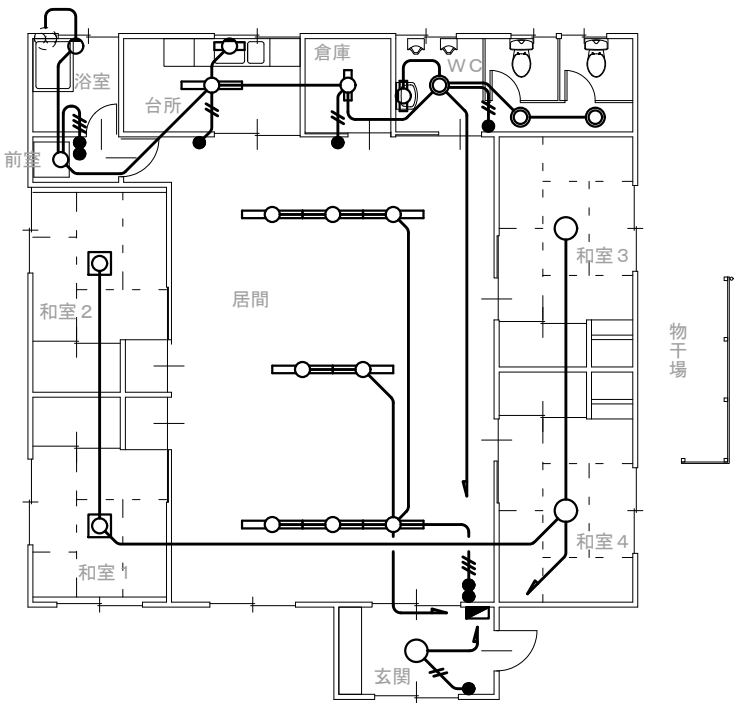

旧白兔はまなす園解体工事

【撤去】電灯設備 平面図（１）

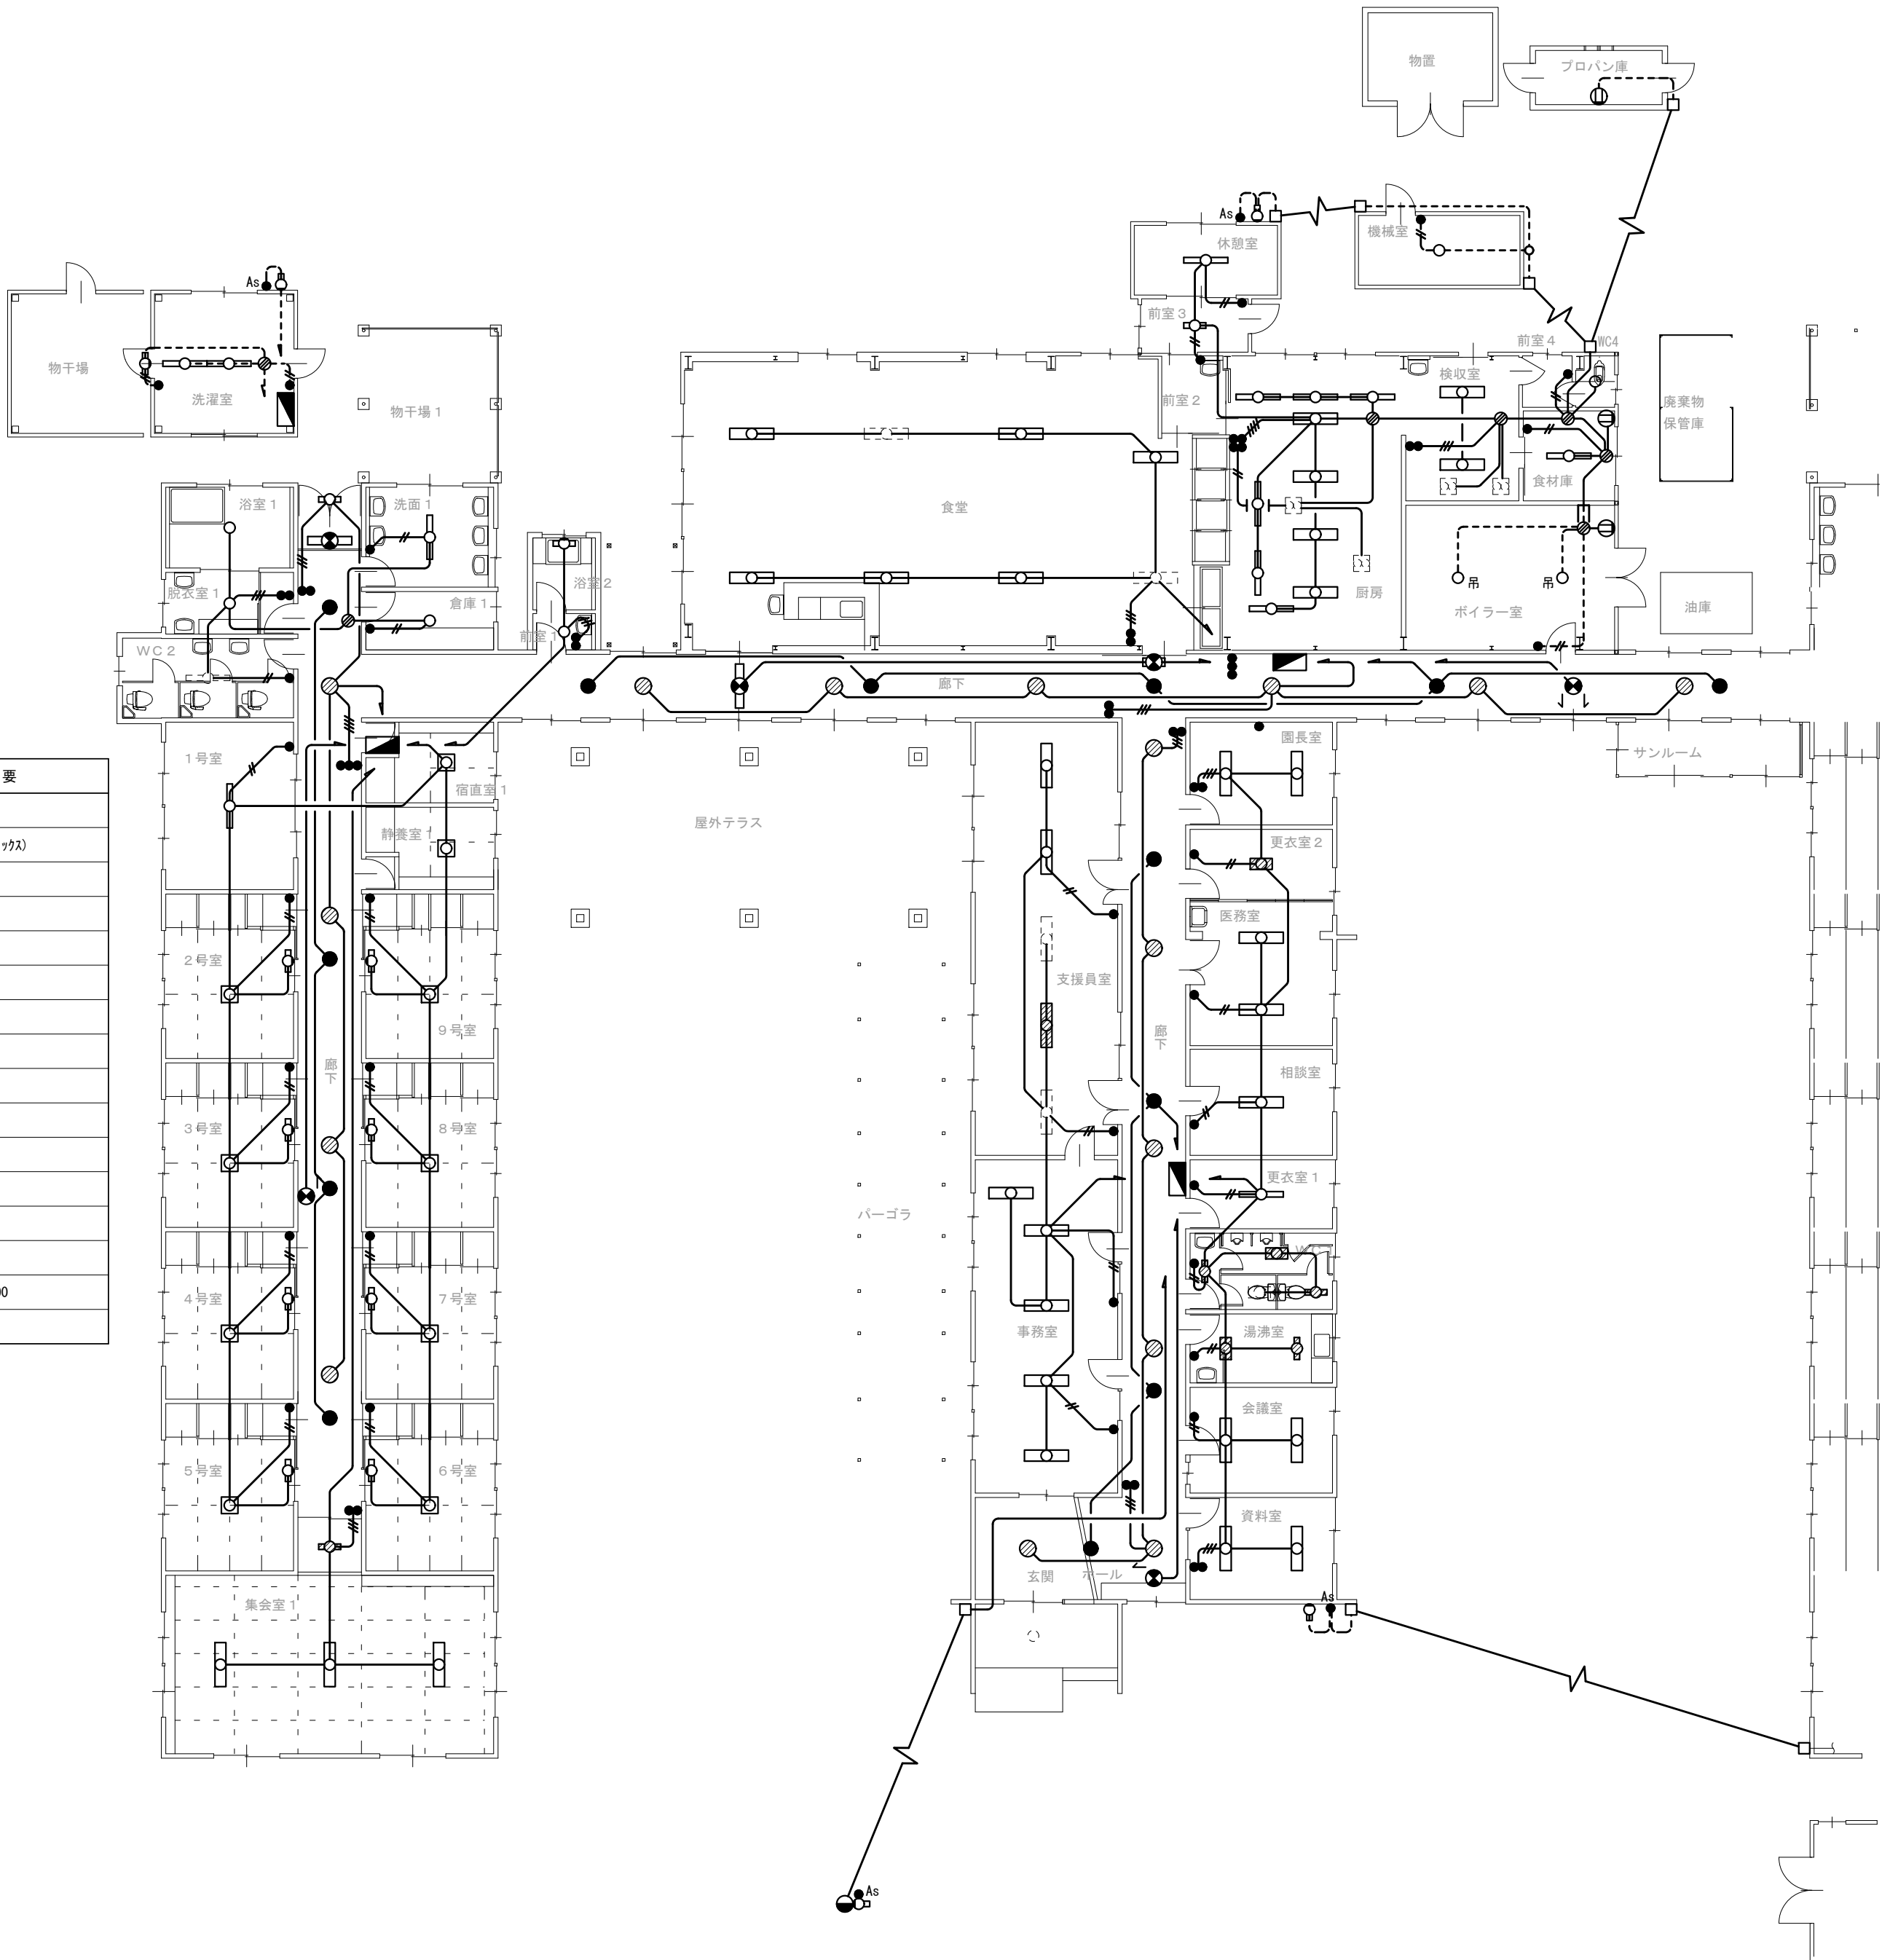


CHECKED BY.

株式会社 白兔設計事務所

鳥取県知事 登録番号 第05-142
管理建築士（一級建築士登録番号 202791） 飯田 浩明

PROJECT.NO	DATE	DRAWING BY.
2024-35	2025. 5	一級建築士登録番号 第314245号 中島 直行
DRAWING.NO	SCALE	
E-05	1/150	

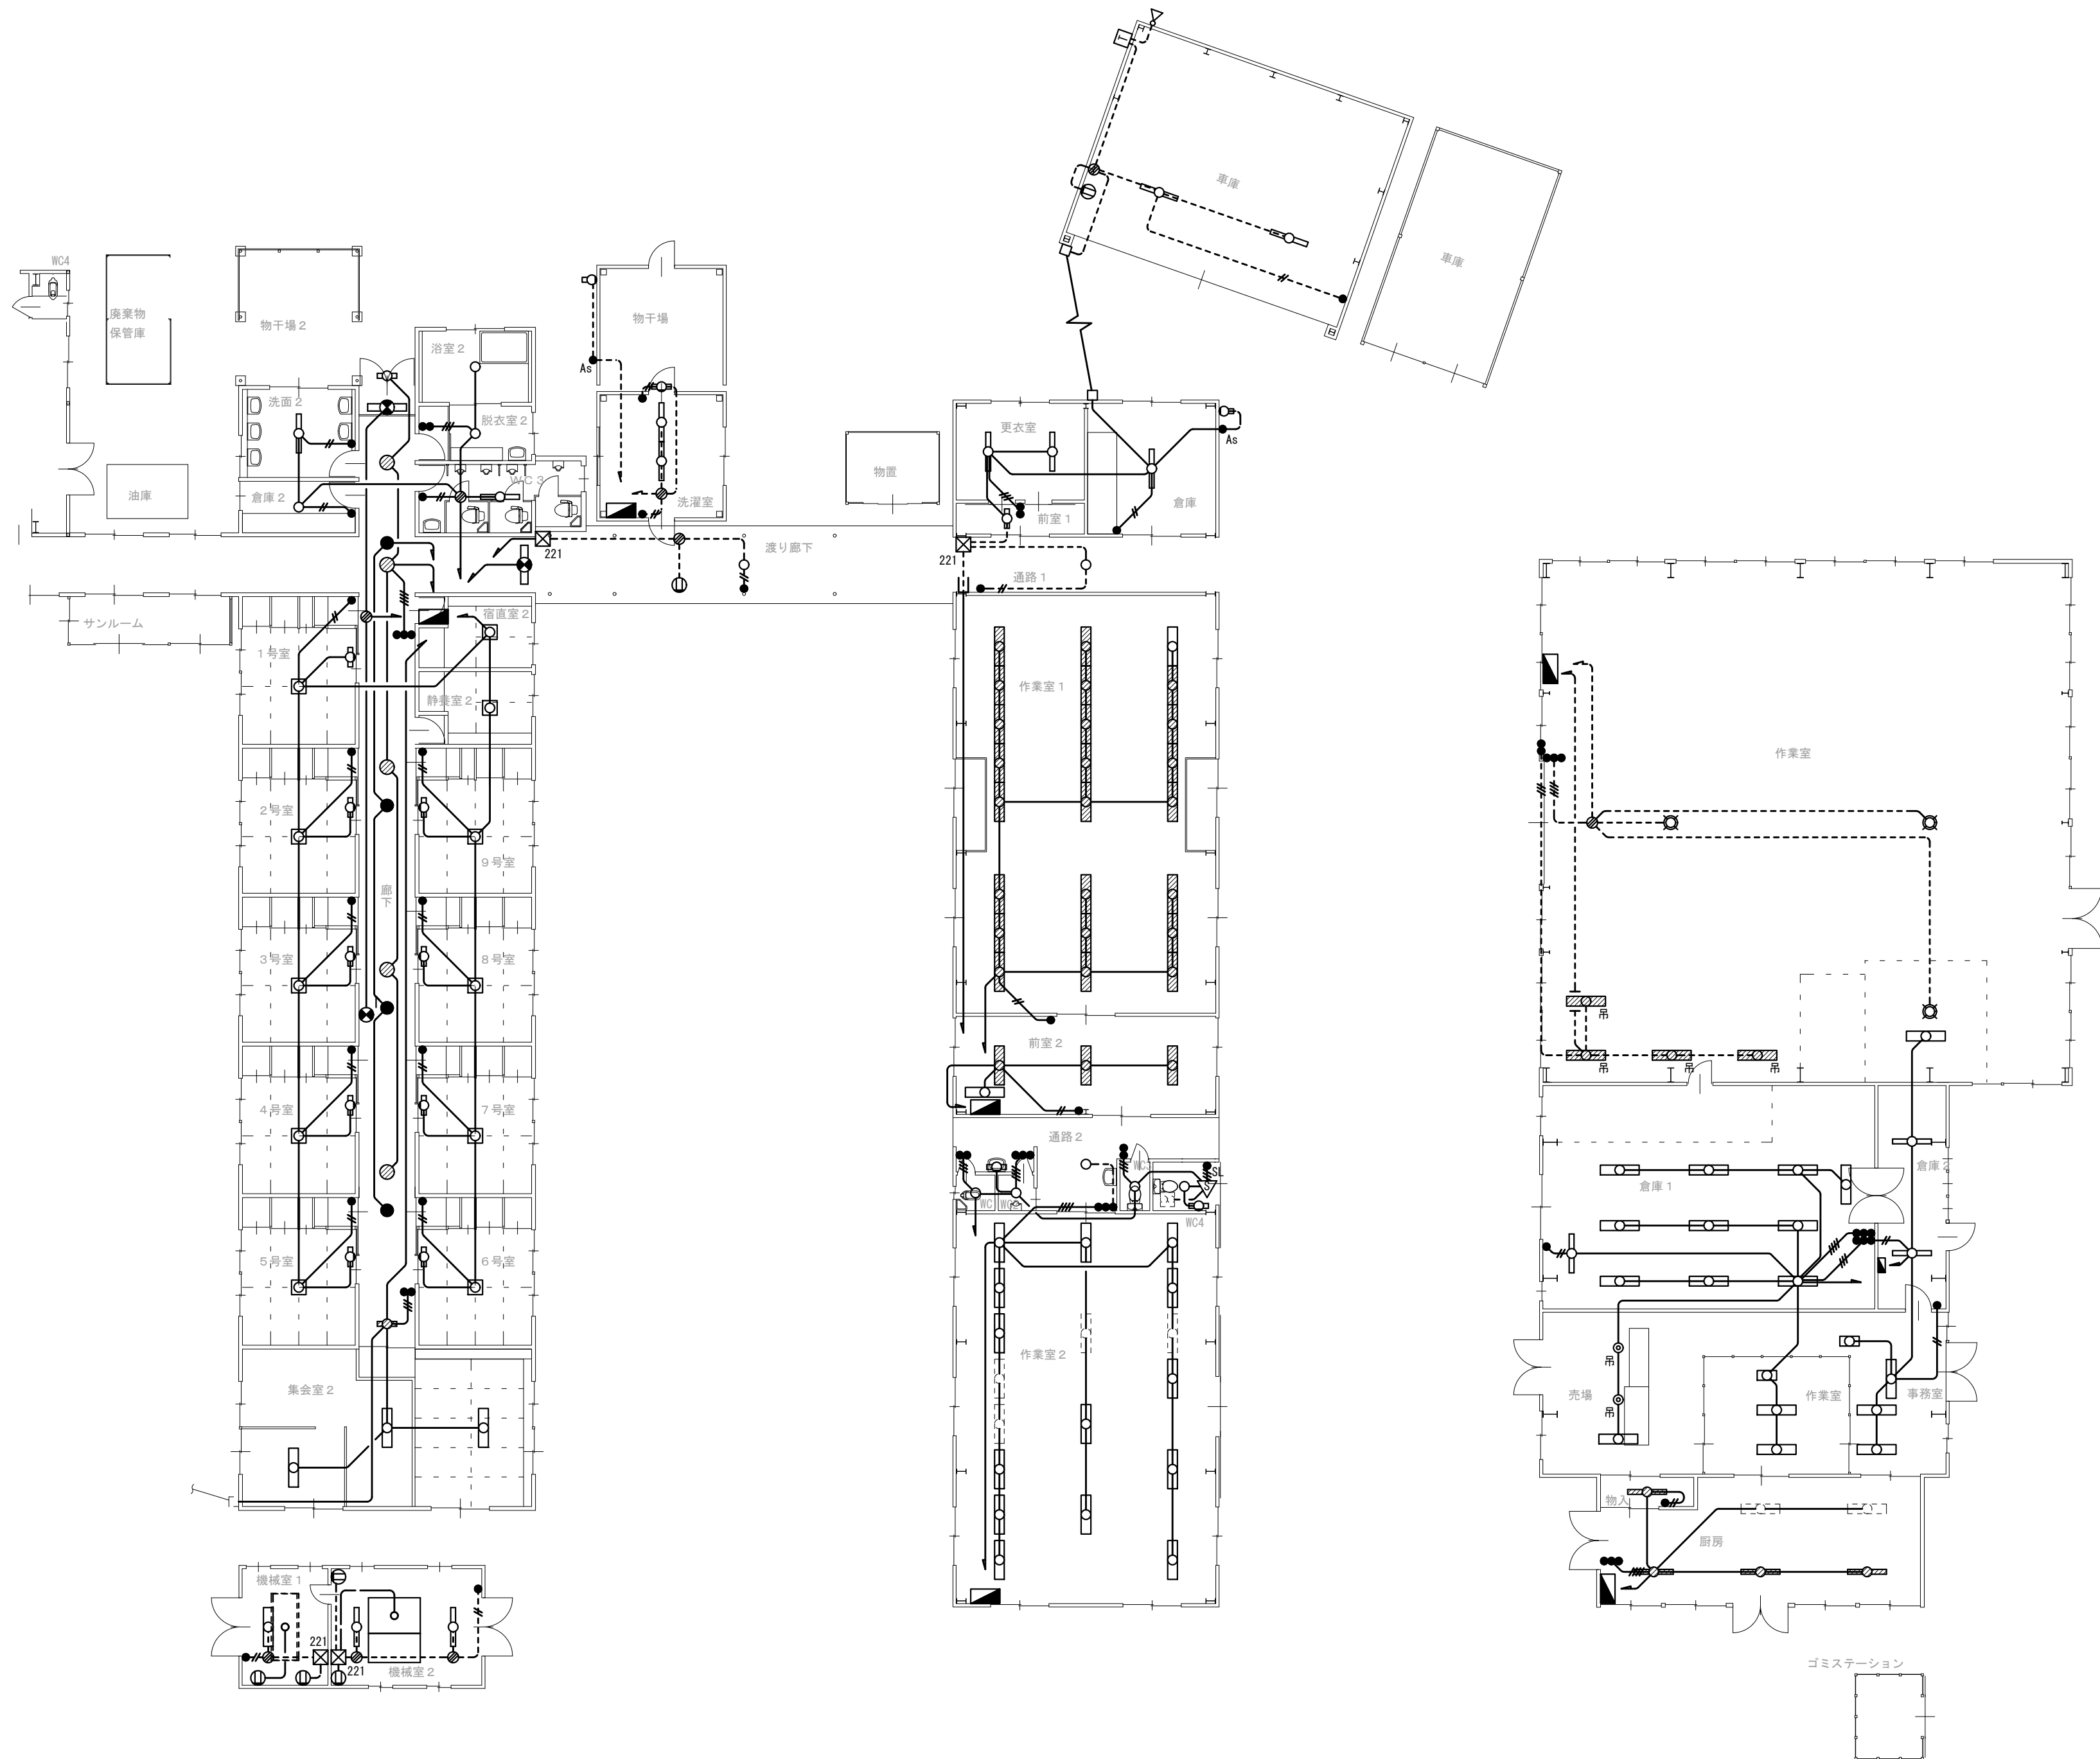

旧白兔はまなす園解体工事

【撤去】電灯設備 平面図（２）

CHECKED BY.

株式会社 白兔設計事務所

鳥取県知事 登録番号 第05-142
管理建築士（一級建築士登録番号 202791） 飯田 浩明



PROJECT. NO	DATE	DRAWING BY.
2024-35	2025. 5	一級建築士登録番号 第314245号
DRAWING. NO	SCALE	中島 直行
E-06	1/150	

注 記

1. 図中、指示なき配管配線は下記による。
- VVF 2.0-3C天井内
2. 既設建物を十分調査の上、施工すること。
3. 図中に示す配管配線及び機器を撤去すること。
4. 図中、細線のシンボルは別工事による撤去品を示す。
5. 図面表現のない不用配線についても併せて撤去すること。

凡 例

記 号	名 称	摘 要
■	電灯盤	
Ⓜ	埋込コンセント	2P×2
Ⓜ2E	埋込コンセント	2PE×2
Ⓜ	埋込コンセント	2P×2
ⓂR	リレーコンセント	2P×2
●	埋込スイッチ	1P×1
—□	配線ダクト	2線100V式 ラ行イングレール 露出型

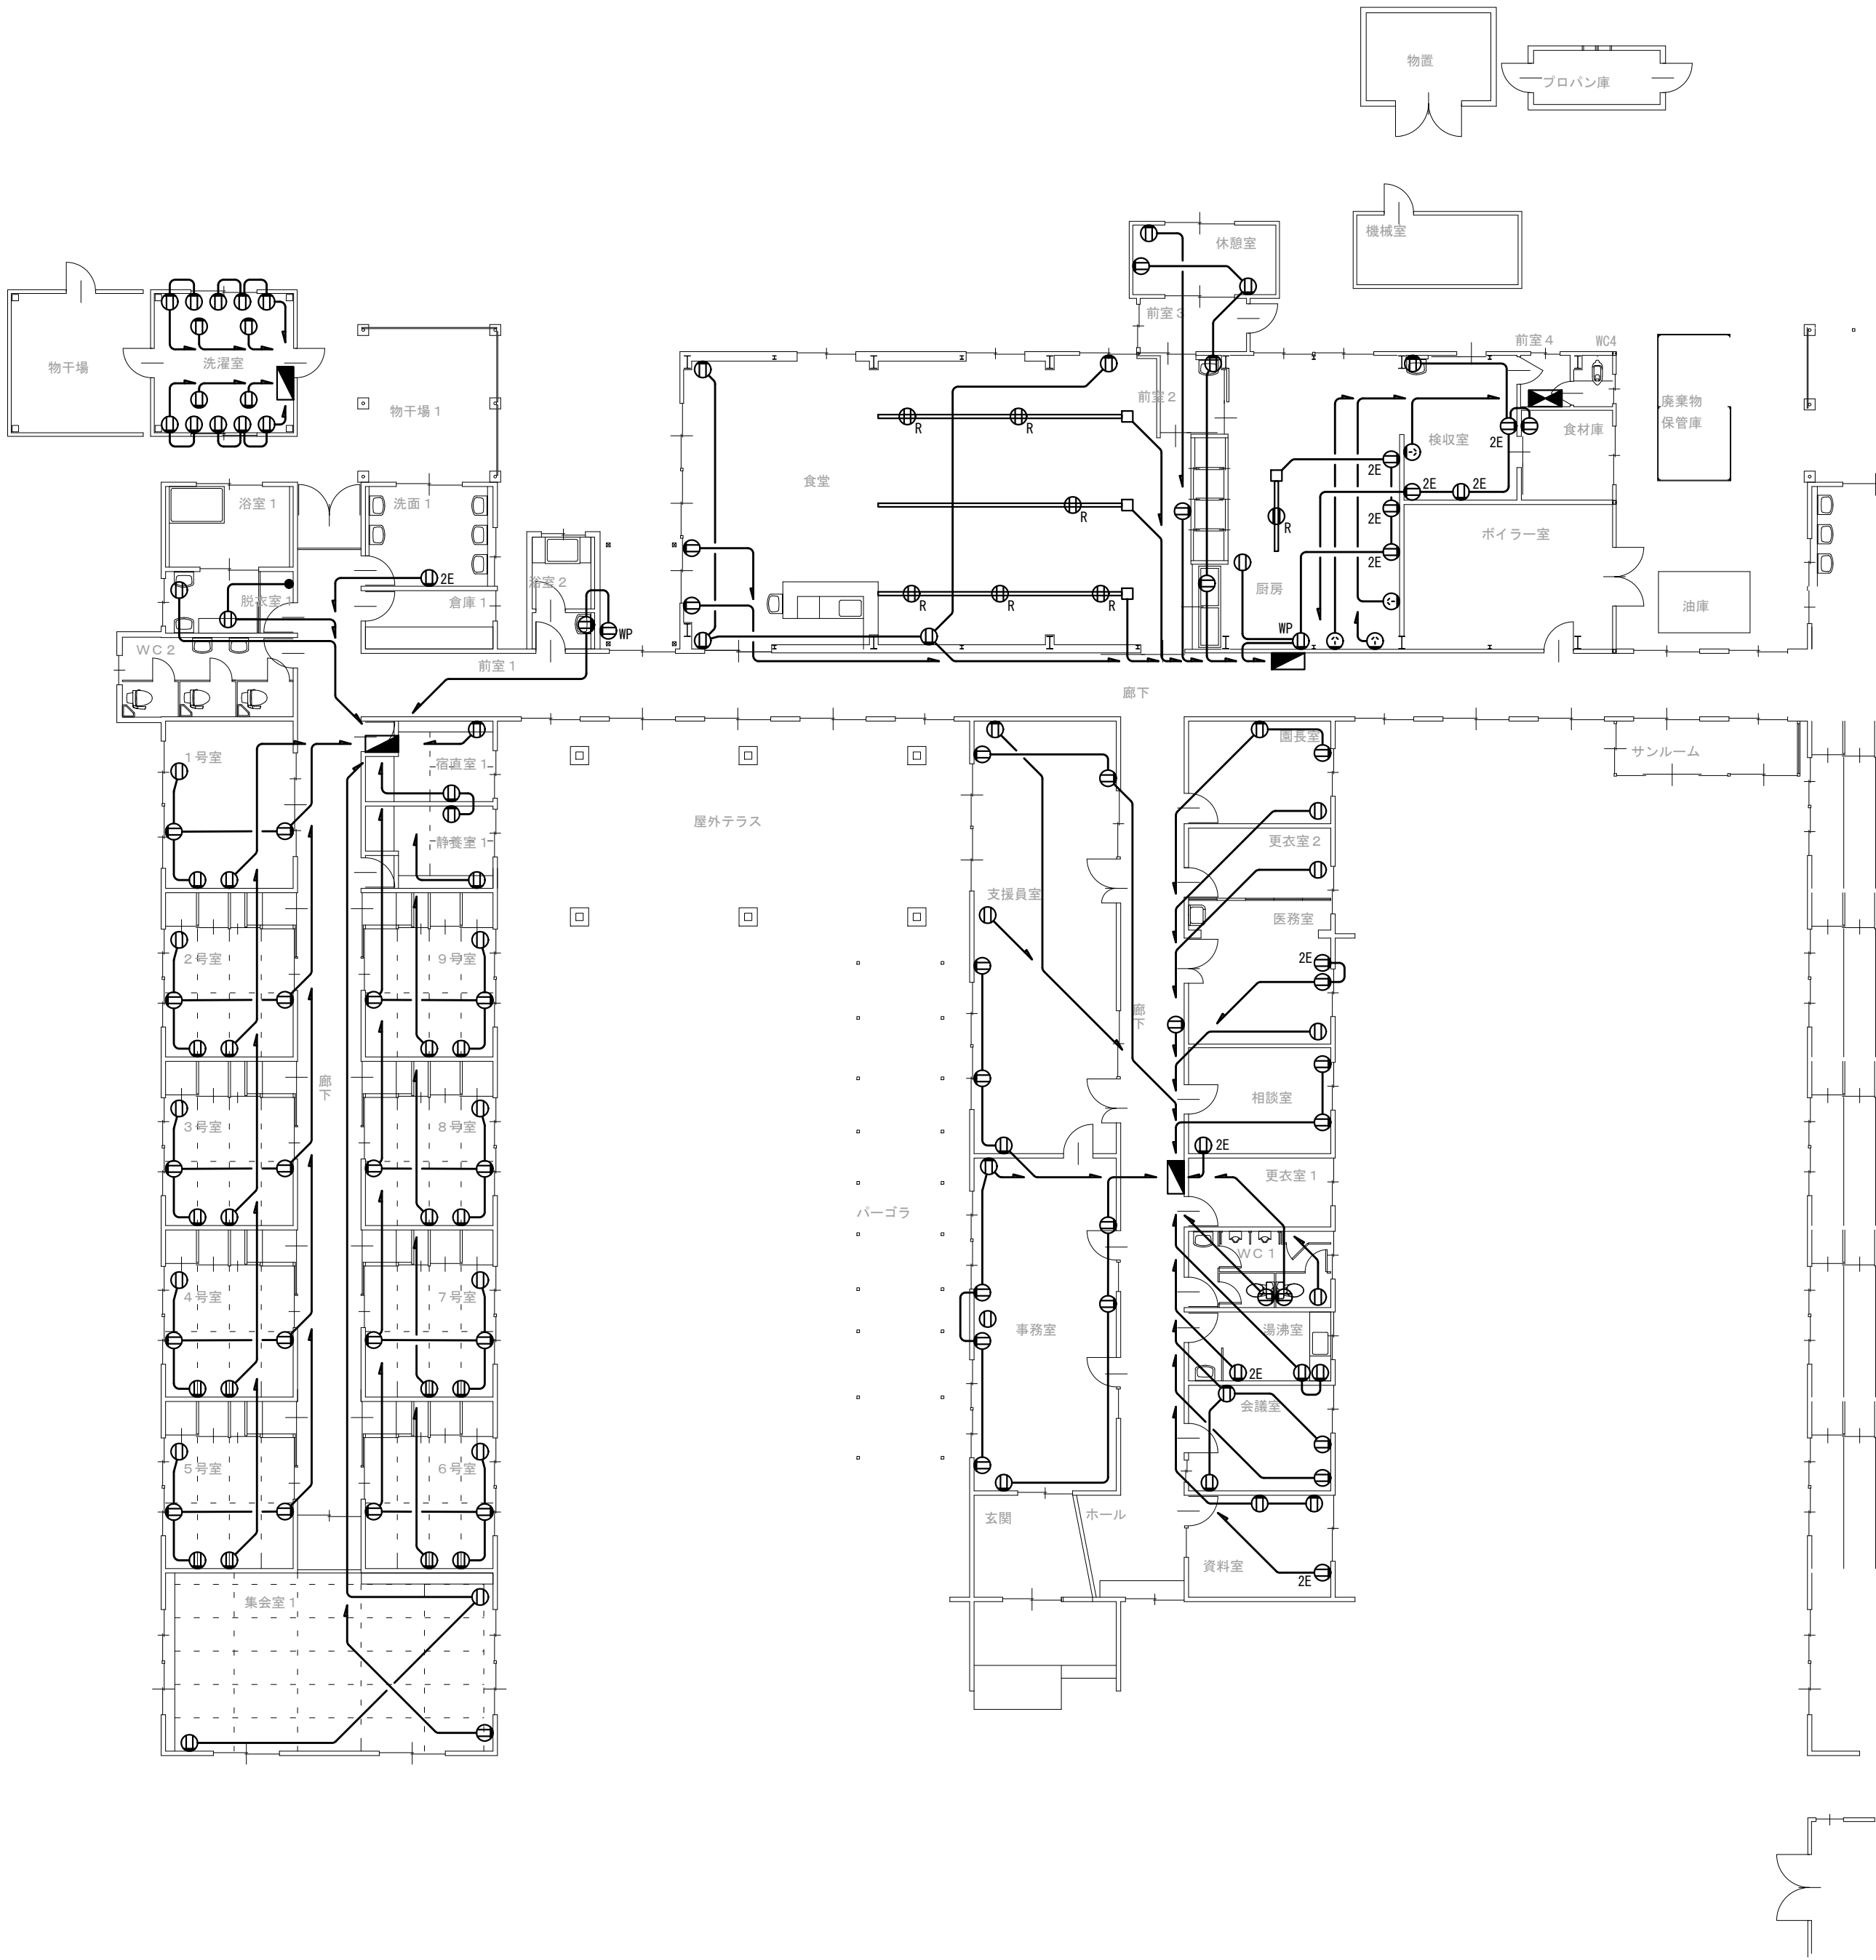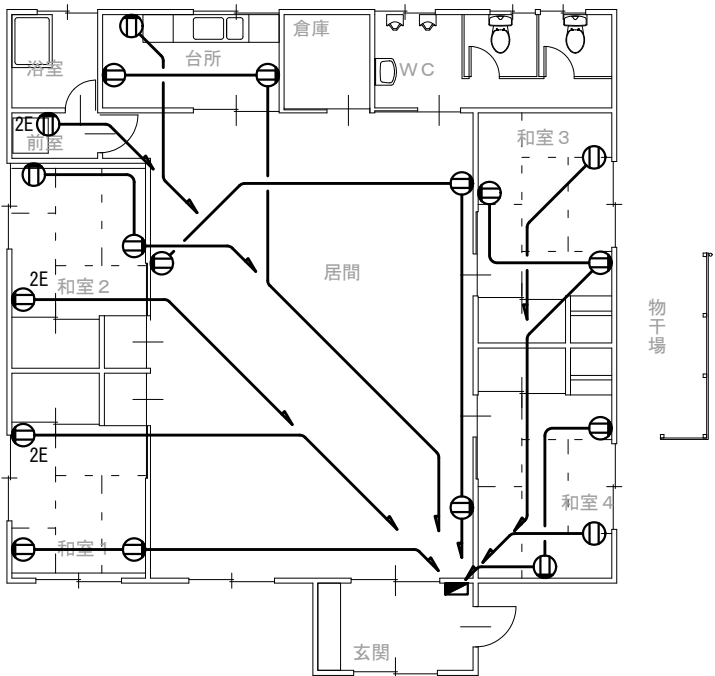

旧白兔はまなす園解体工事


【撤去】コンセント設備 平面図（１）

CHECKED BY.

株式会社 白兔設計事務所

鳥取県知事 登録番号 第05-142
管理建築士（一級建築士登録番号 202791） 飯田 浩明

PROJECT.NO	DATE	DRAWING BY.
2024-35	2025. 5	一級建築士登録番号 第314245号 中島 直行
DRAWING.NO	SCALE	
E-07	1/150	

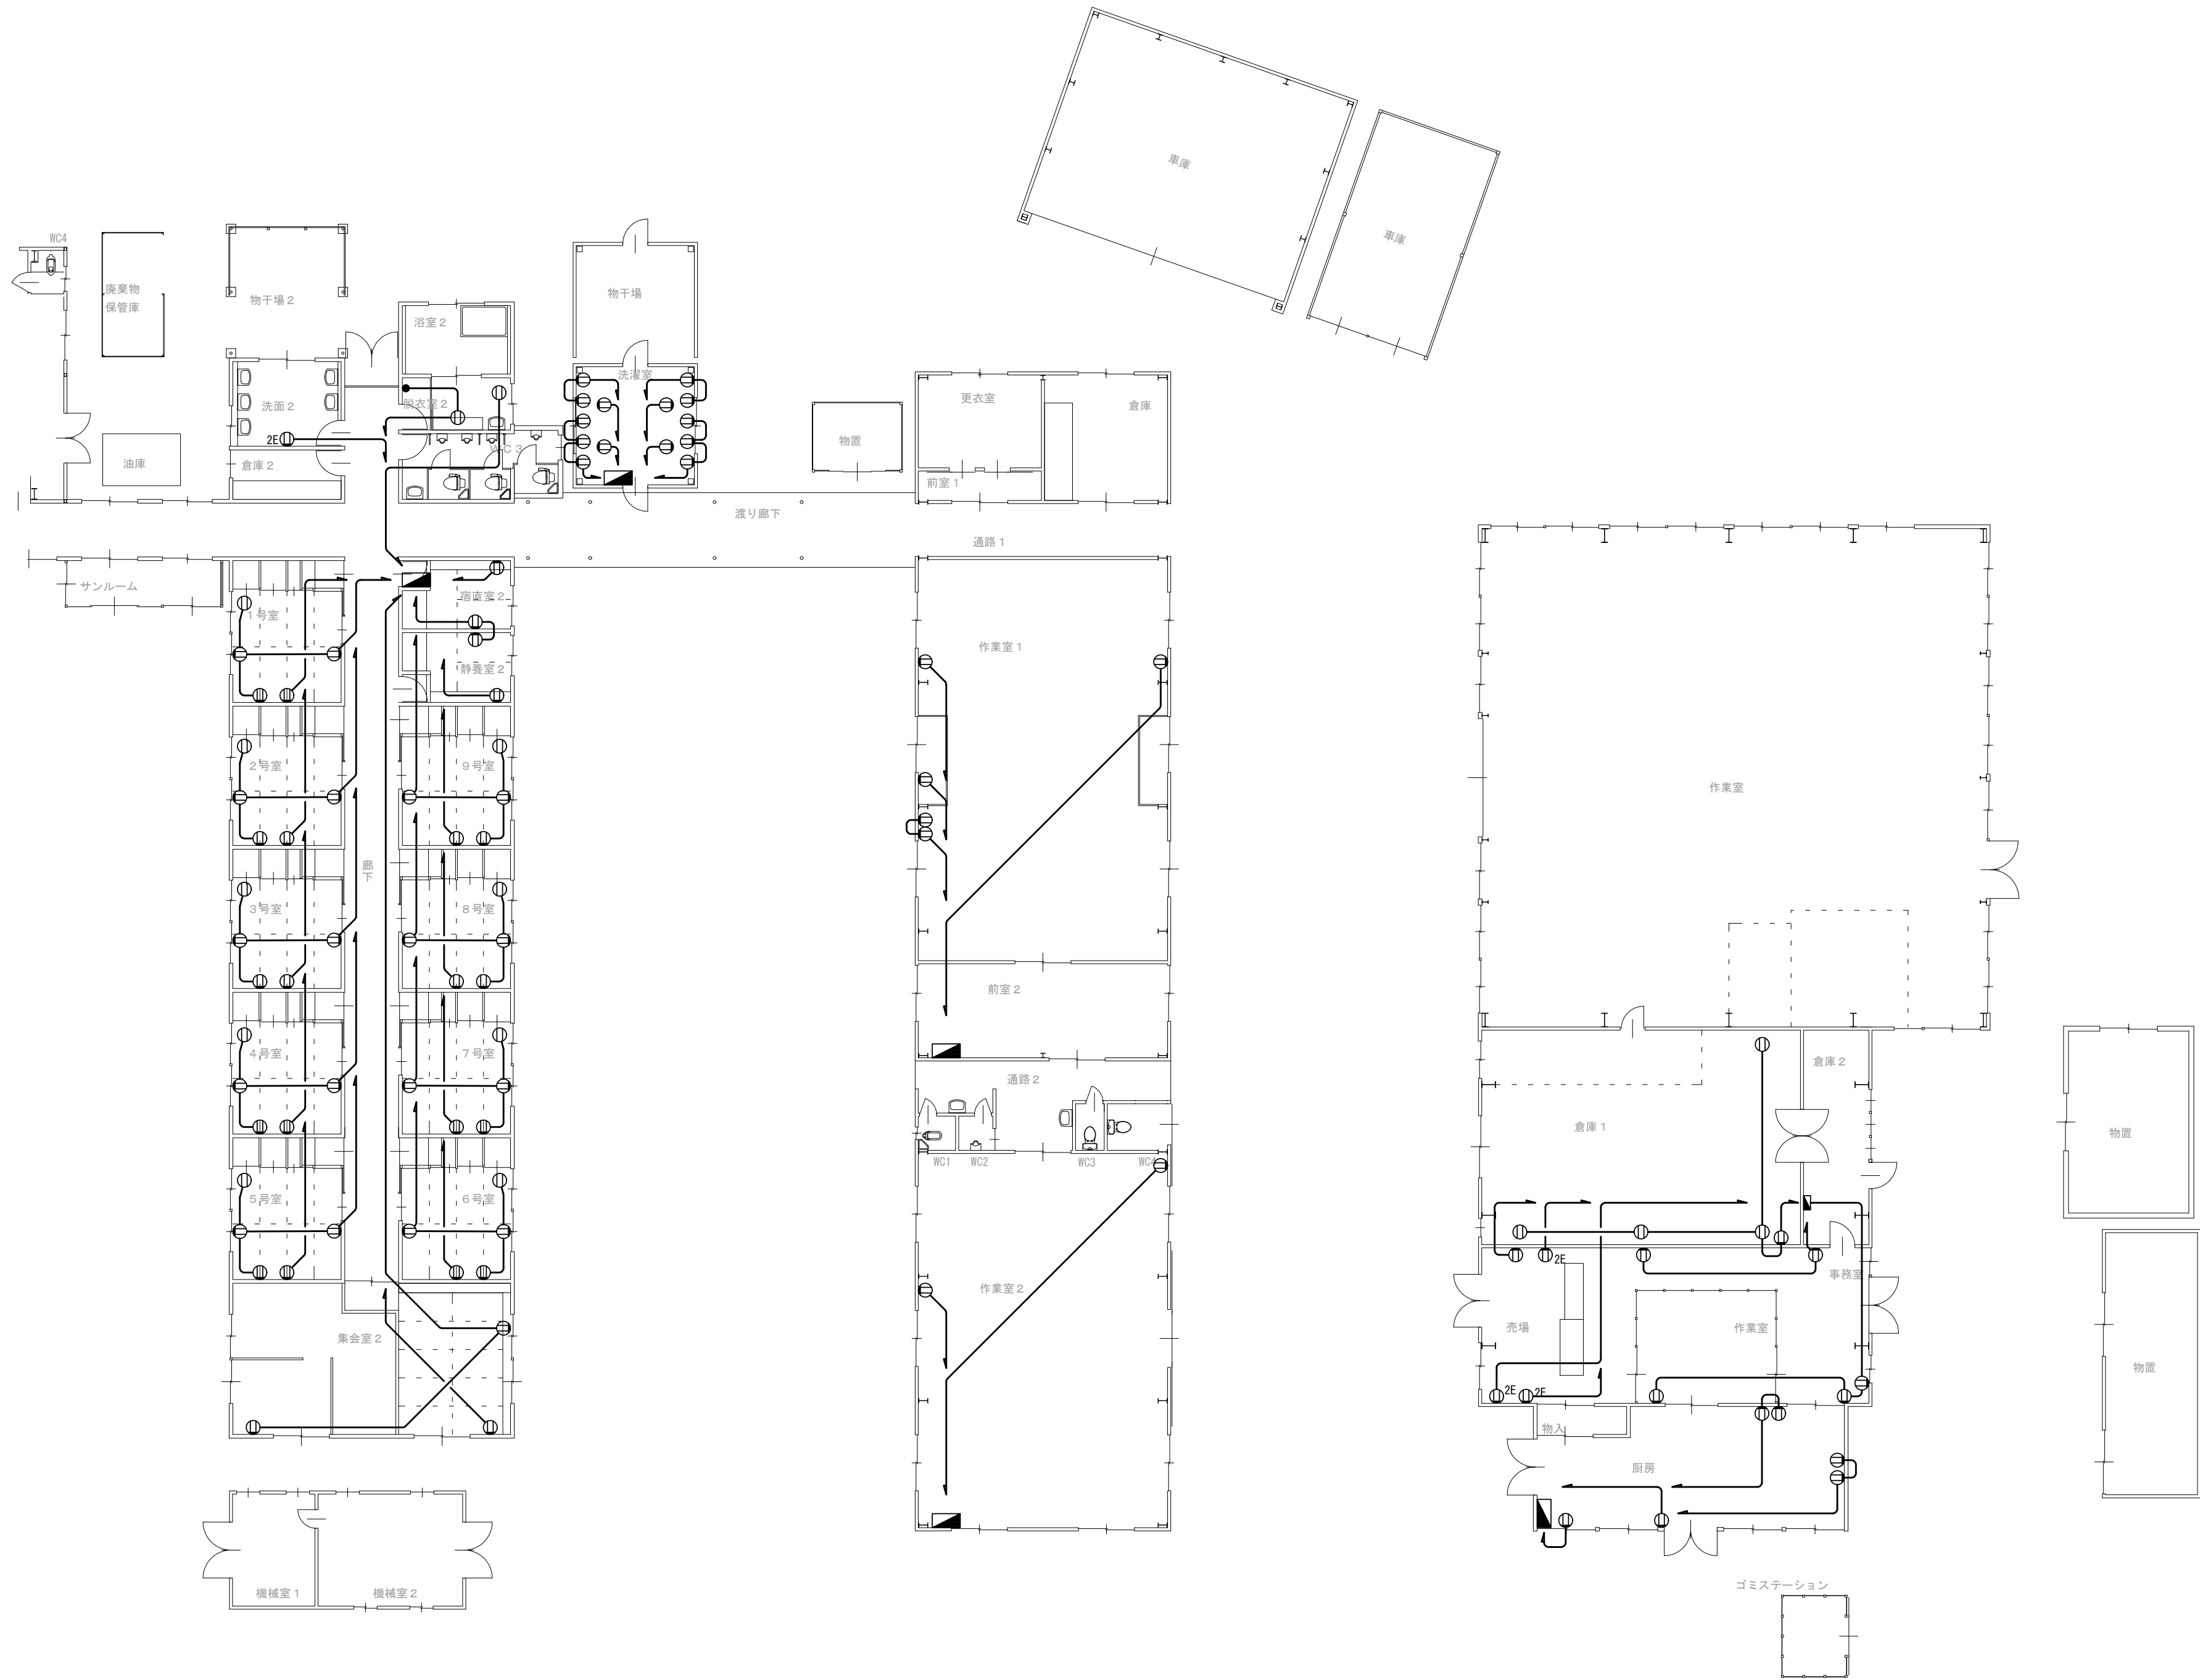

旧白兔はまなす園解体工事

【撤去】コンセント設備 平面図（2）

CHECKED BY.

株式会社 白兔設計事務所

鳥取県知事 登録番号 第05-142
管理建築士（一級建築士登録番号 202791） 飯田 浩明



PROJECT NO	DATE	DRAWING BY.
2024-35	2025. 5	一級建築士登録番号
DRAWING NO	SCALE	第314245号
E-08	1/150	中島 直行

注 記

1. 図中、指示なき配管配線は下記による。					
	AE 1.2-2C	天井内		AE 1.2-2C (VE16)	露 出
	AE 1.2-4C	天井内		AE 1.2-4C (VE16)	露 出
	AE 1.2-10P	天井内		HP 1.2-5P (VE28)	露 出
	HP 1.2-2C	天井内		5C-2V	露 出
	HP 1.2-5P	天井内			
	TKEV 0.5-10P	天井内			
	EBT 0.4-2P	天井内			
	5C-2V	天井内			
2. 既設建物を十分調査の上、施工すること。					
3. 図中に示す配管配線及び機器を撤去すること。					
4. 図中、細線のシンボルは別工事による撤去品を示す。					
5. 図面表現のない不用配線についても併せて撤去すること。					
6. 煙感知器について、品番等により付付式であることが確認された場合には、法令に則り適切に処理すること。					

凡 例

記 号	名 称	摘 要	記 号	名 称	摘 要
	電話用ソケット	壁付 6極2芯		自火報受信機	P型1級 40回線 壁掛型
	電話用ソケット	床用 6極2芯		副受信機	40回線 壁掛型
	PHS基地局	壁・天井取付両用		火報総合盤	縦壁埋込型 単独 P+O+B
	非常業務放送アンプ	壁掛型 10局 170W		火報総合盤	消火栓組込型 P+O+B
	壁掛型スピーカー	3W		発信機	P型
	壁掛型スピーカー	両面型 3W		表示灯	赤色
	ホーン型スピーカー	5W		警報ベル	24V
	親時計	1回路用		ｽﾎｰｯﾄ型感知器	差動式 露出
	子時計	壁掛型 φ300		ｽﾎｰｯﾄ型感知器	定温式 露出
	ドアベル	かけ無し		煙感知器	露出
	玄関インターホン	音声のみ		ｽﾎｰｯﾄ型感知器	小屋裏設置 差動式 露出
	テレビアンテナ	アンテナスト共 1段 UHF		試験押ボタン	壁埋込型
	テレビアンテナ	アンテナスト共 2段 UHF+FM		火災通報装置	
	パラボラアンテナ	φ750		火災通報専用電話機	
	混合器			運動停止スイッチ	
	分配器	2分配		ブザーウラス	サイは傍記による 例:111→SS100×100×100
	分配器	4分配			
	テレビ端子			消火ボタン	機械設備工事

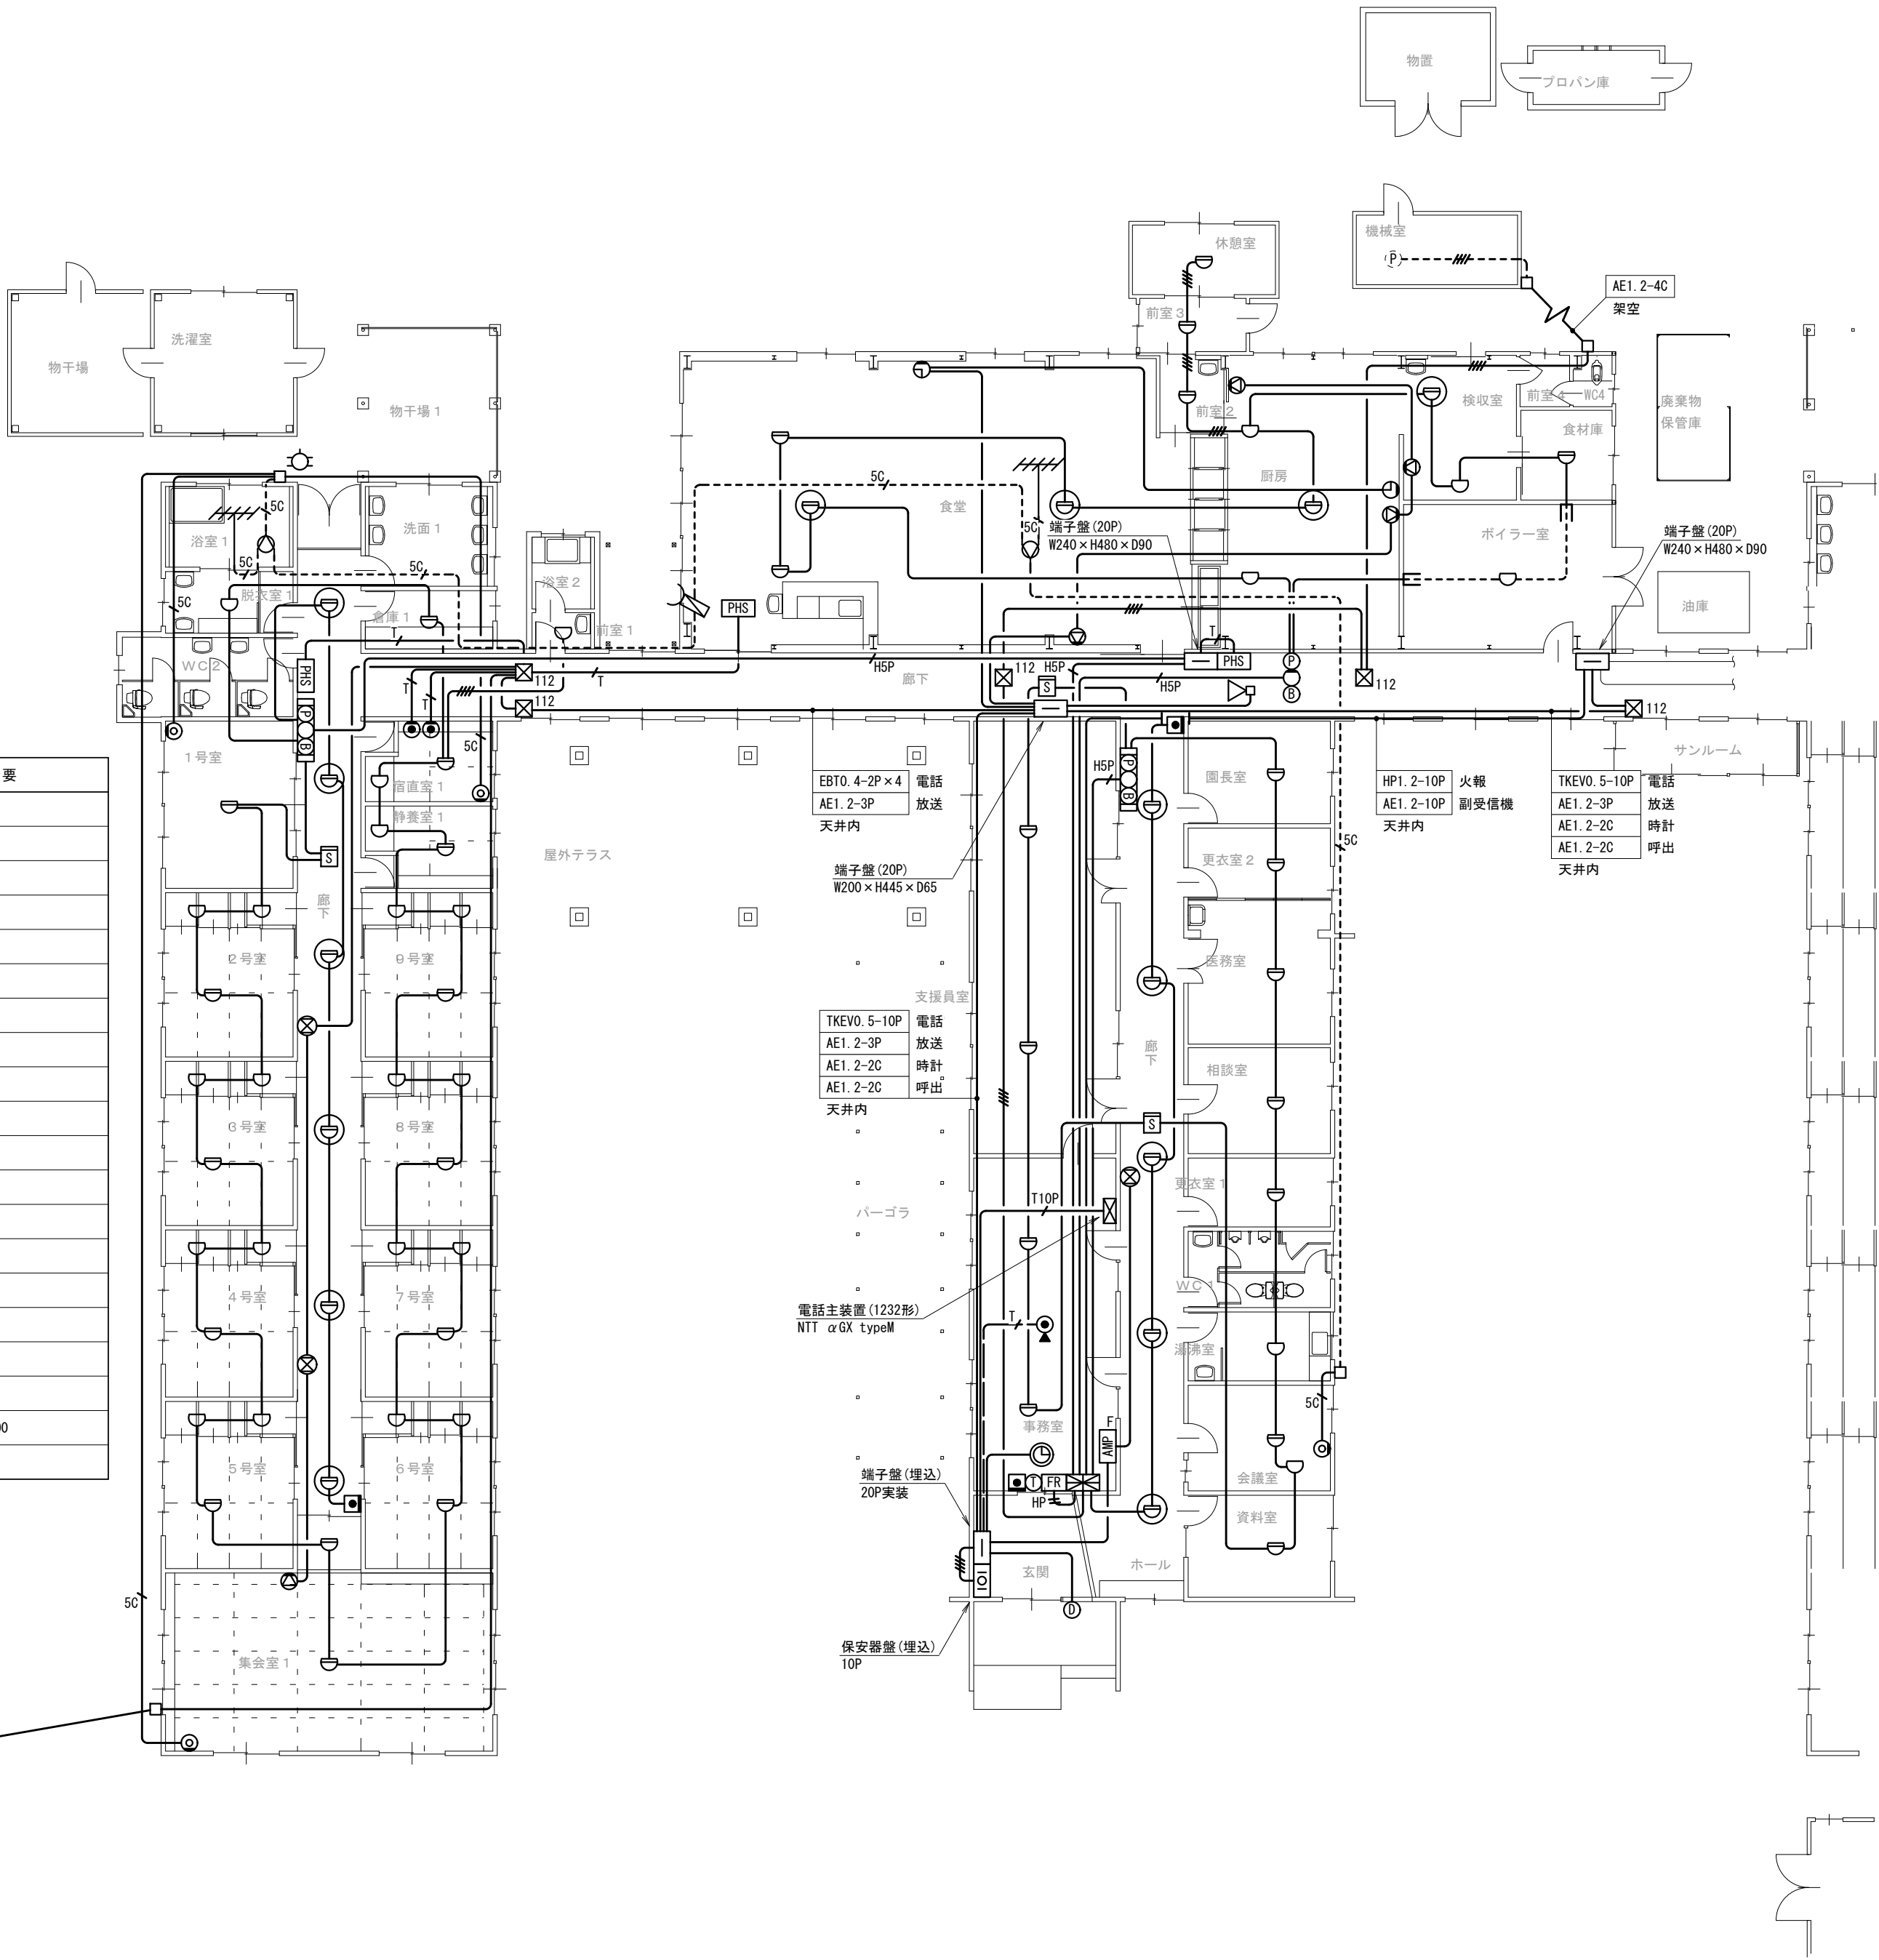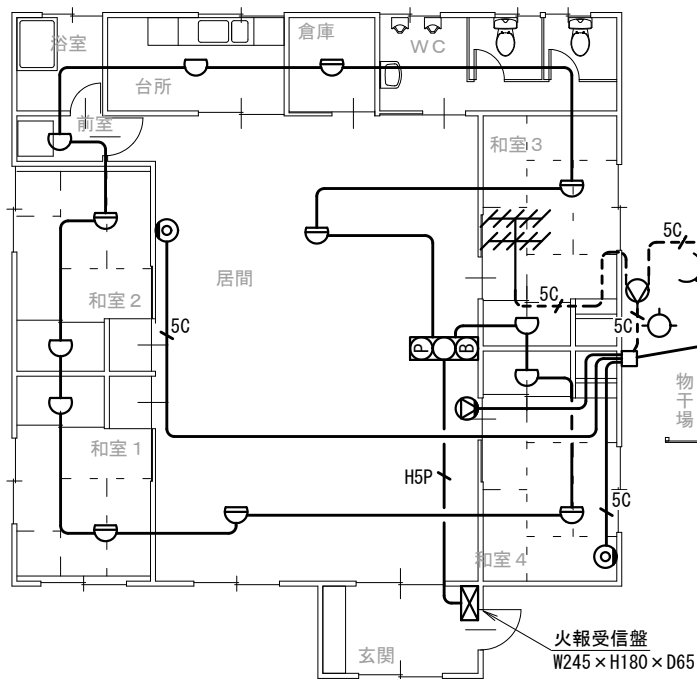

旧白兔はまなす園解体工事


【撤去】通信・情報設備 平面図（１）

CHECKED BY.

株式会社 白兔設計事務所

鳥取県知事 登録番号 第05-142
管理建築士（一級建築士登録番号 202791） 飯田 浩明

PROJECT.NO	DATE	DRAWING BY.
2024-35	2025. 5	一級建築士登録番号 第314245号 中島 直行
DRAWING.NO	SCALE	
E-09	1/150	

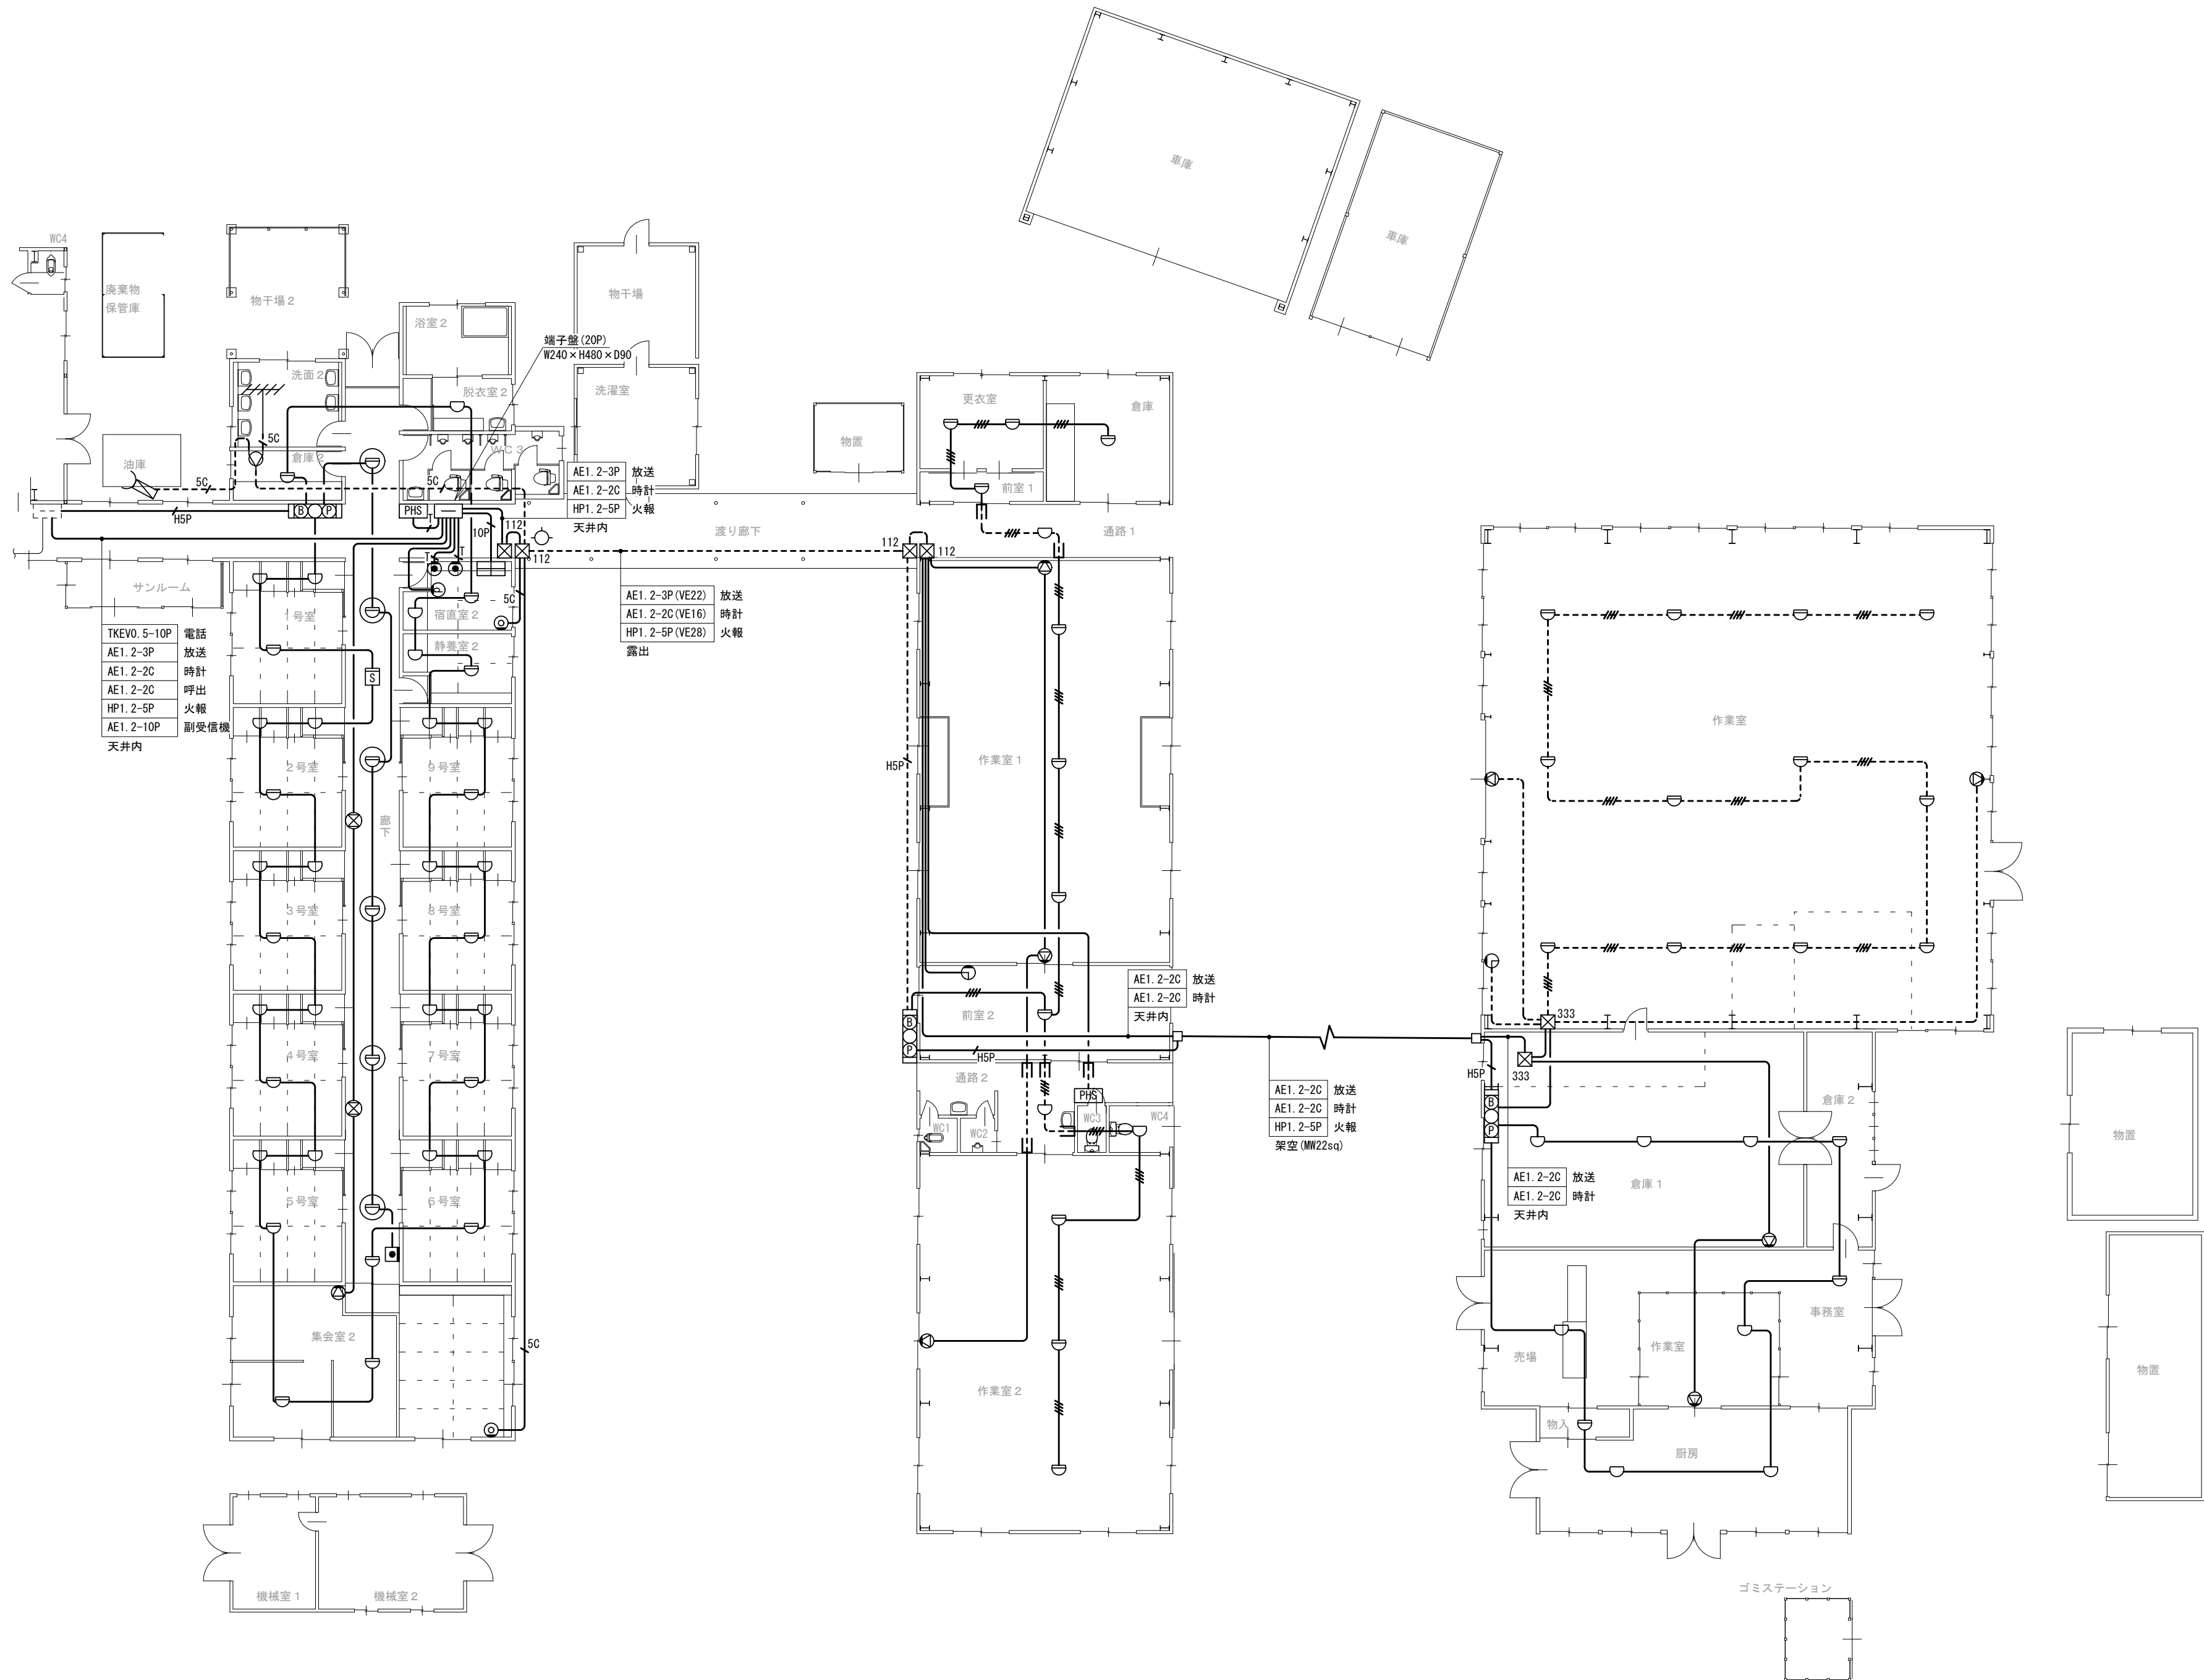

旧白兎はまなす園解体工事

【撤去】通信・情報設備 平面図（２）

CHECKED BY.

株式会社 白兎設計事務所

鳥取県知事 登録番号 第05-142
管理建築士（一級建築士登録番号 202791） 飯田 浩明

PROJECT NO	DATE	DRAWING BY.
2024-35	2025. 5	一級建築士登録番号 第314245号 中島 直行
DRAWING NO	SCALE	
E-10	1/150	