

左上

6丁目13番地

6丁目14番地

6丁目15番地

6丁目16番地

洗濯室

WC (男)

WC (女)

6丁目17番地

6丁目18番地

6丁目19番地

6丁目12番地

6丁目11番地

6丁目10番地

6丁目8番地


6丁目7番地

6丁目6番地

6丁目5番地

6丁目3番地

6丁目2番地

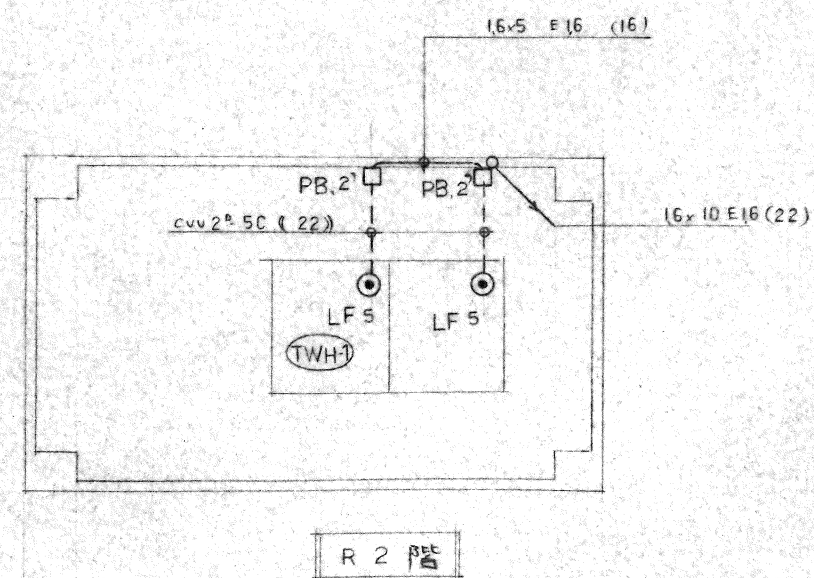

6丁目18番地

6丁目19番地

倉庫

6丁目14番地

6丁目3番地

6丁目2番地

6丁目1番地

寮母控室

談話コーナー

WC (男)

WC (女)

WC (男)

WC (女)

R 2 階

R 1 階

L-24

L-22

左下

4丁目1番地

4丁目2番地

4丁目3番地

4丁目5番地

4丁目6番地

4丁目7番地

4丁目8番地

右上

5丁目14番地

5丁目15番地

5丁目16番地

5丁目17番地

5丁目18番地

5丁目19番地

洗濯室

WC (男)

WC (女)

5丁目20番地

談話コーナー

L-24

5丁目13番地

5丁目12番地

5丁目11番地


5丁目10番地


5丁目8番地

5丁目7番地

5丁目6番地

5丁目5番地

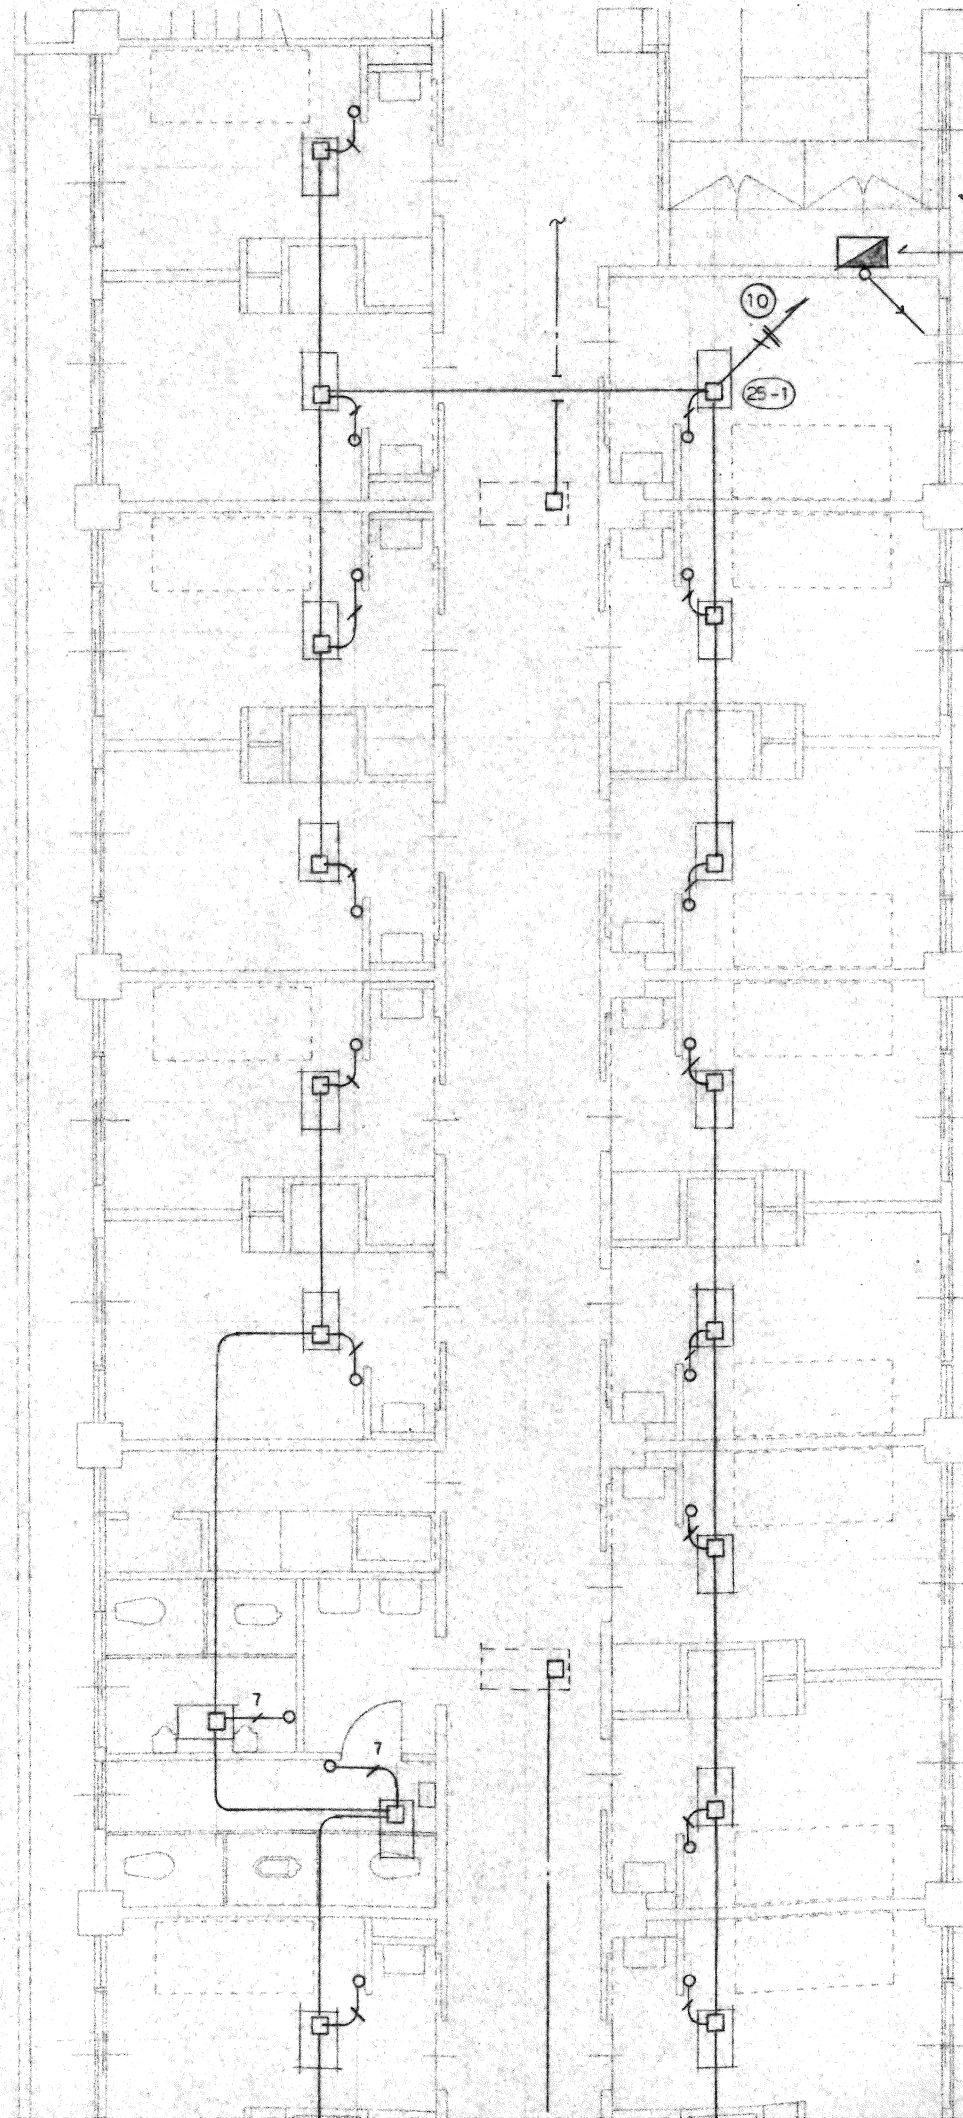

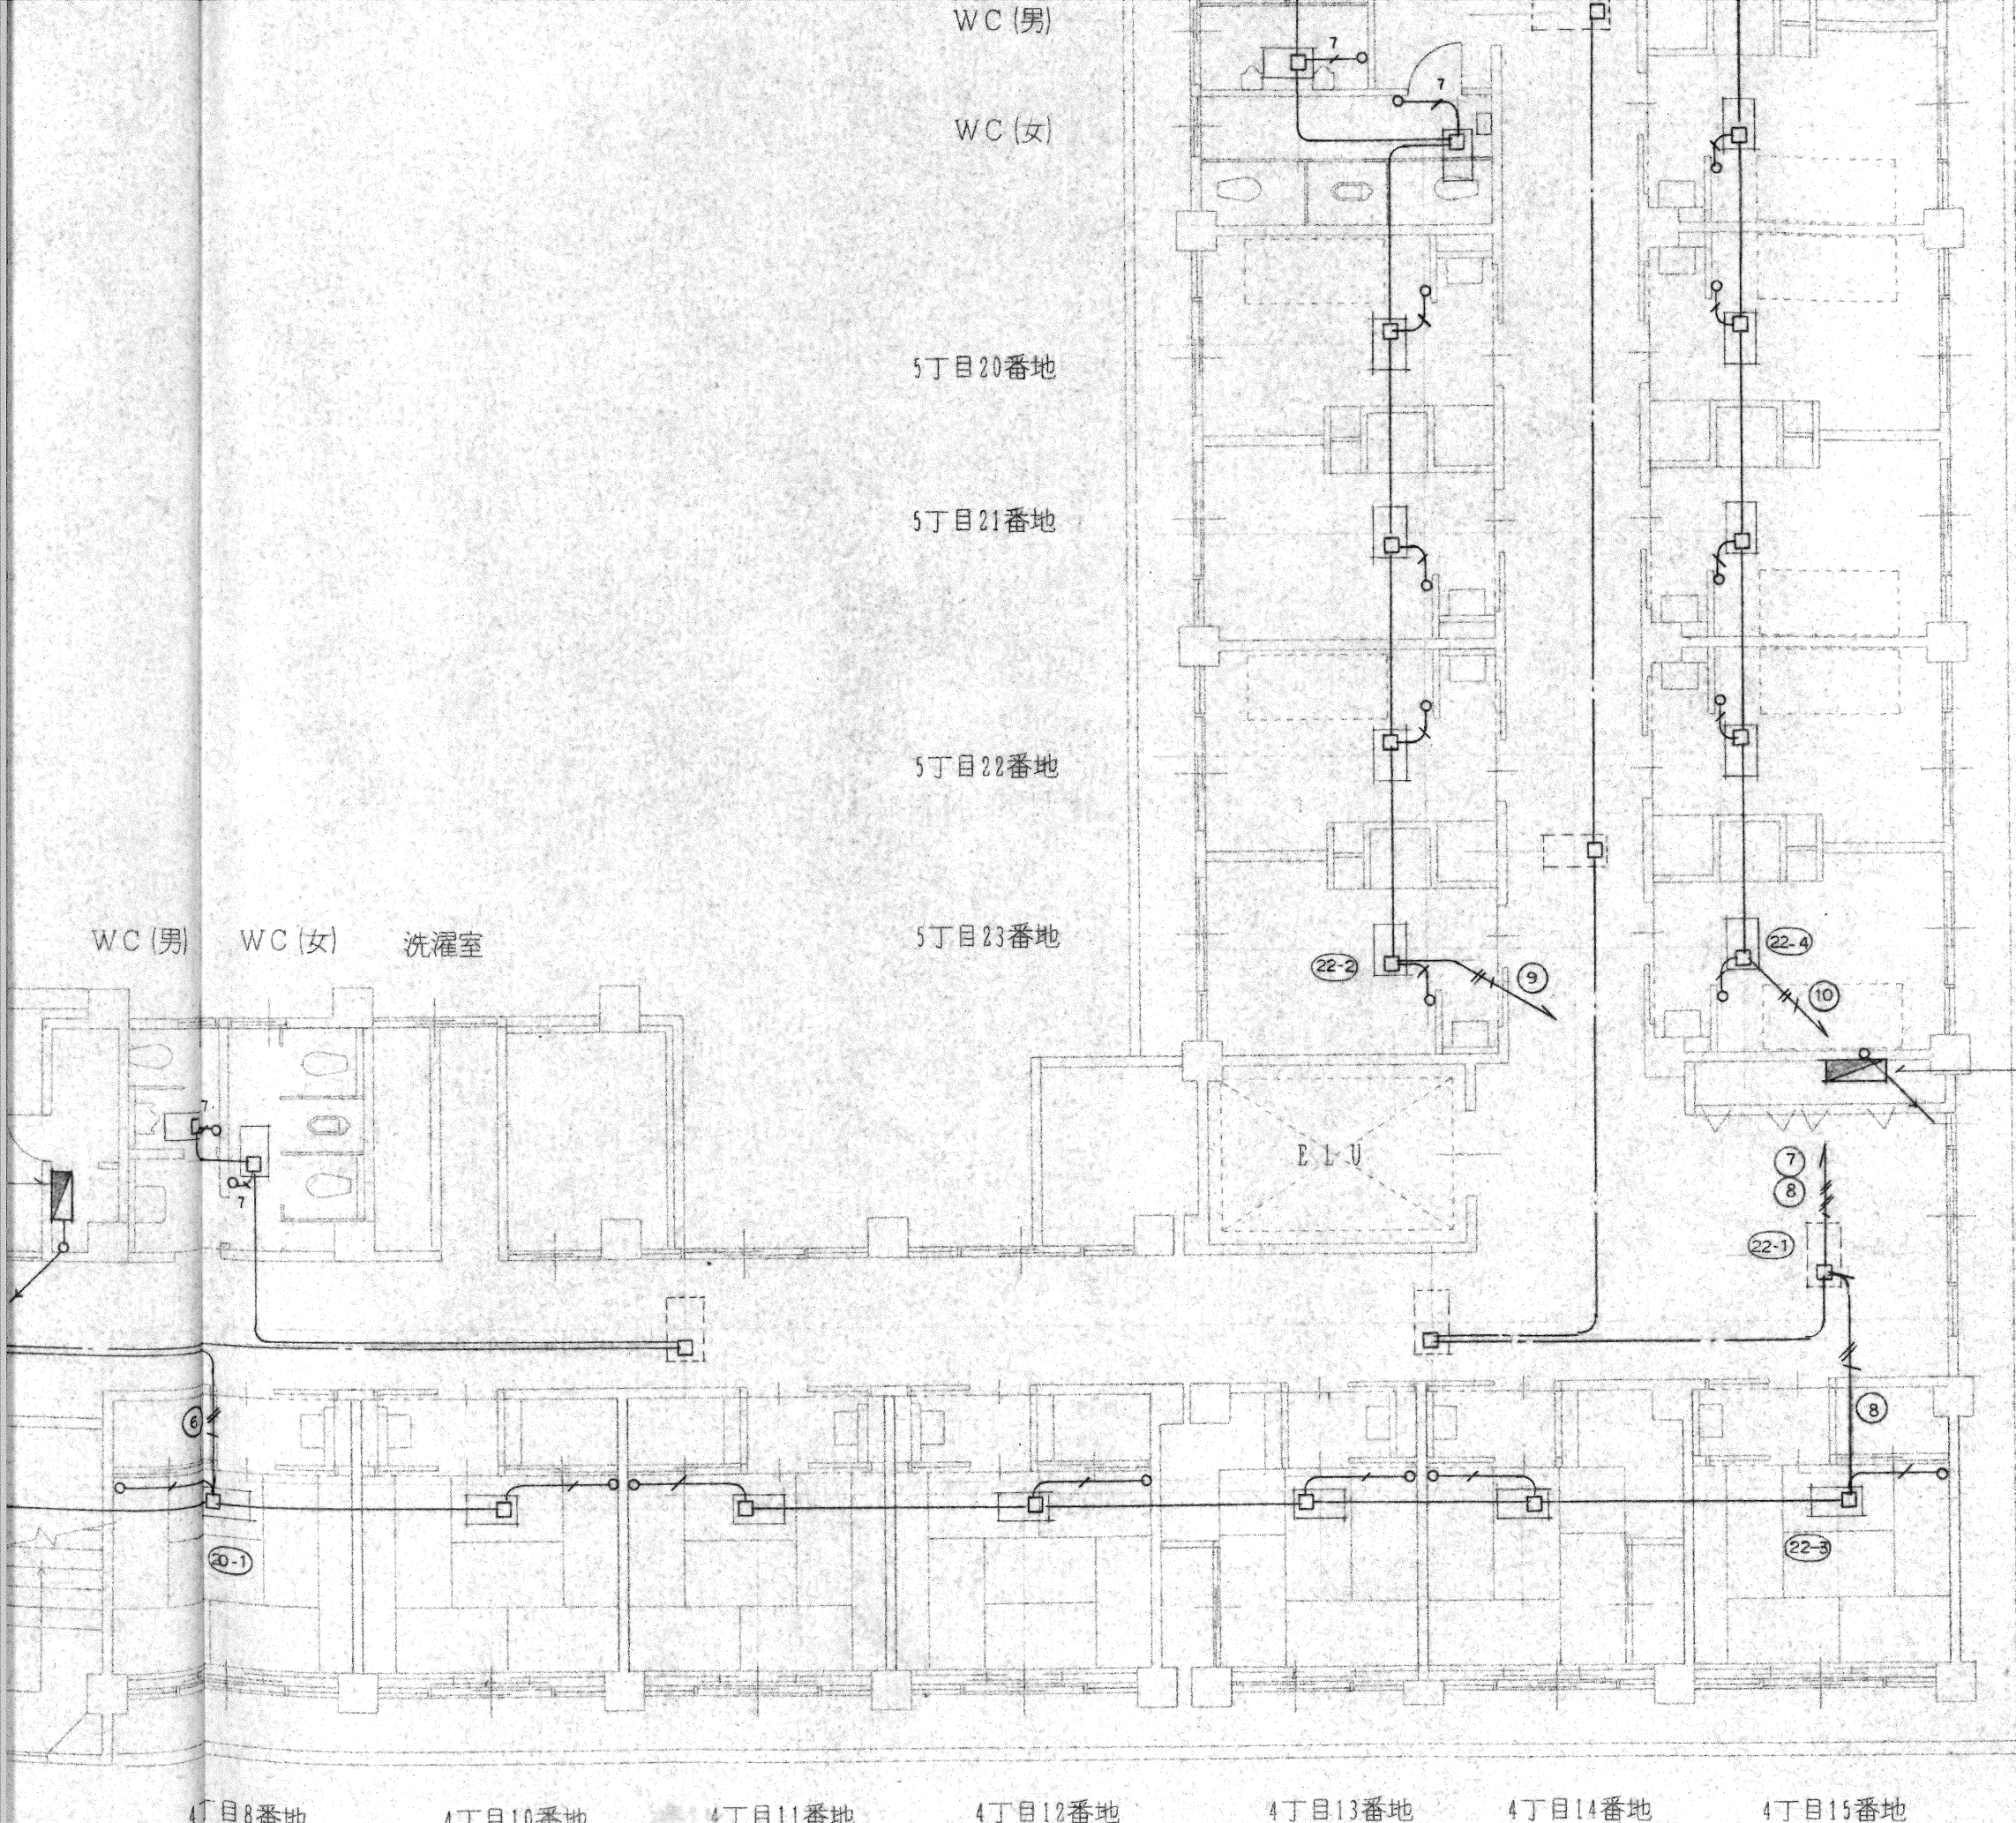

5丁目6番地
5丁目5番地
5丁目3番地
5丁目2番地
5丁目1番地

WC (男) WC (女) 洗濯室

4丁目8番地 4丁目10番地 4丁目11番地 4丁目12番地 4丁目13番地 4丁目14番地 4丁目15番地

県立養護老人ホーム母来寮改築 電気設備工事			設計図番 E - 1
完成図			図面番号 E - 1
動力・幹線設備図 2階			縮尺 S = 1
検図	担当	製図	設計年月日 H. 5. 11

右下